

# スプリンクラー増設工事



## 実施設計図

図面リスト


図面番号	建 築	縮 尺						
	表紙・図面リスト	—						
1	配置図	1/700						
2	3階平面図	1/300						
3	4階平面図	1/300						
4	5階平面図	1/300						

令和6年

茨城県立中央病院

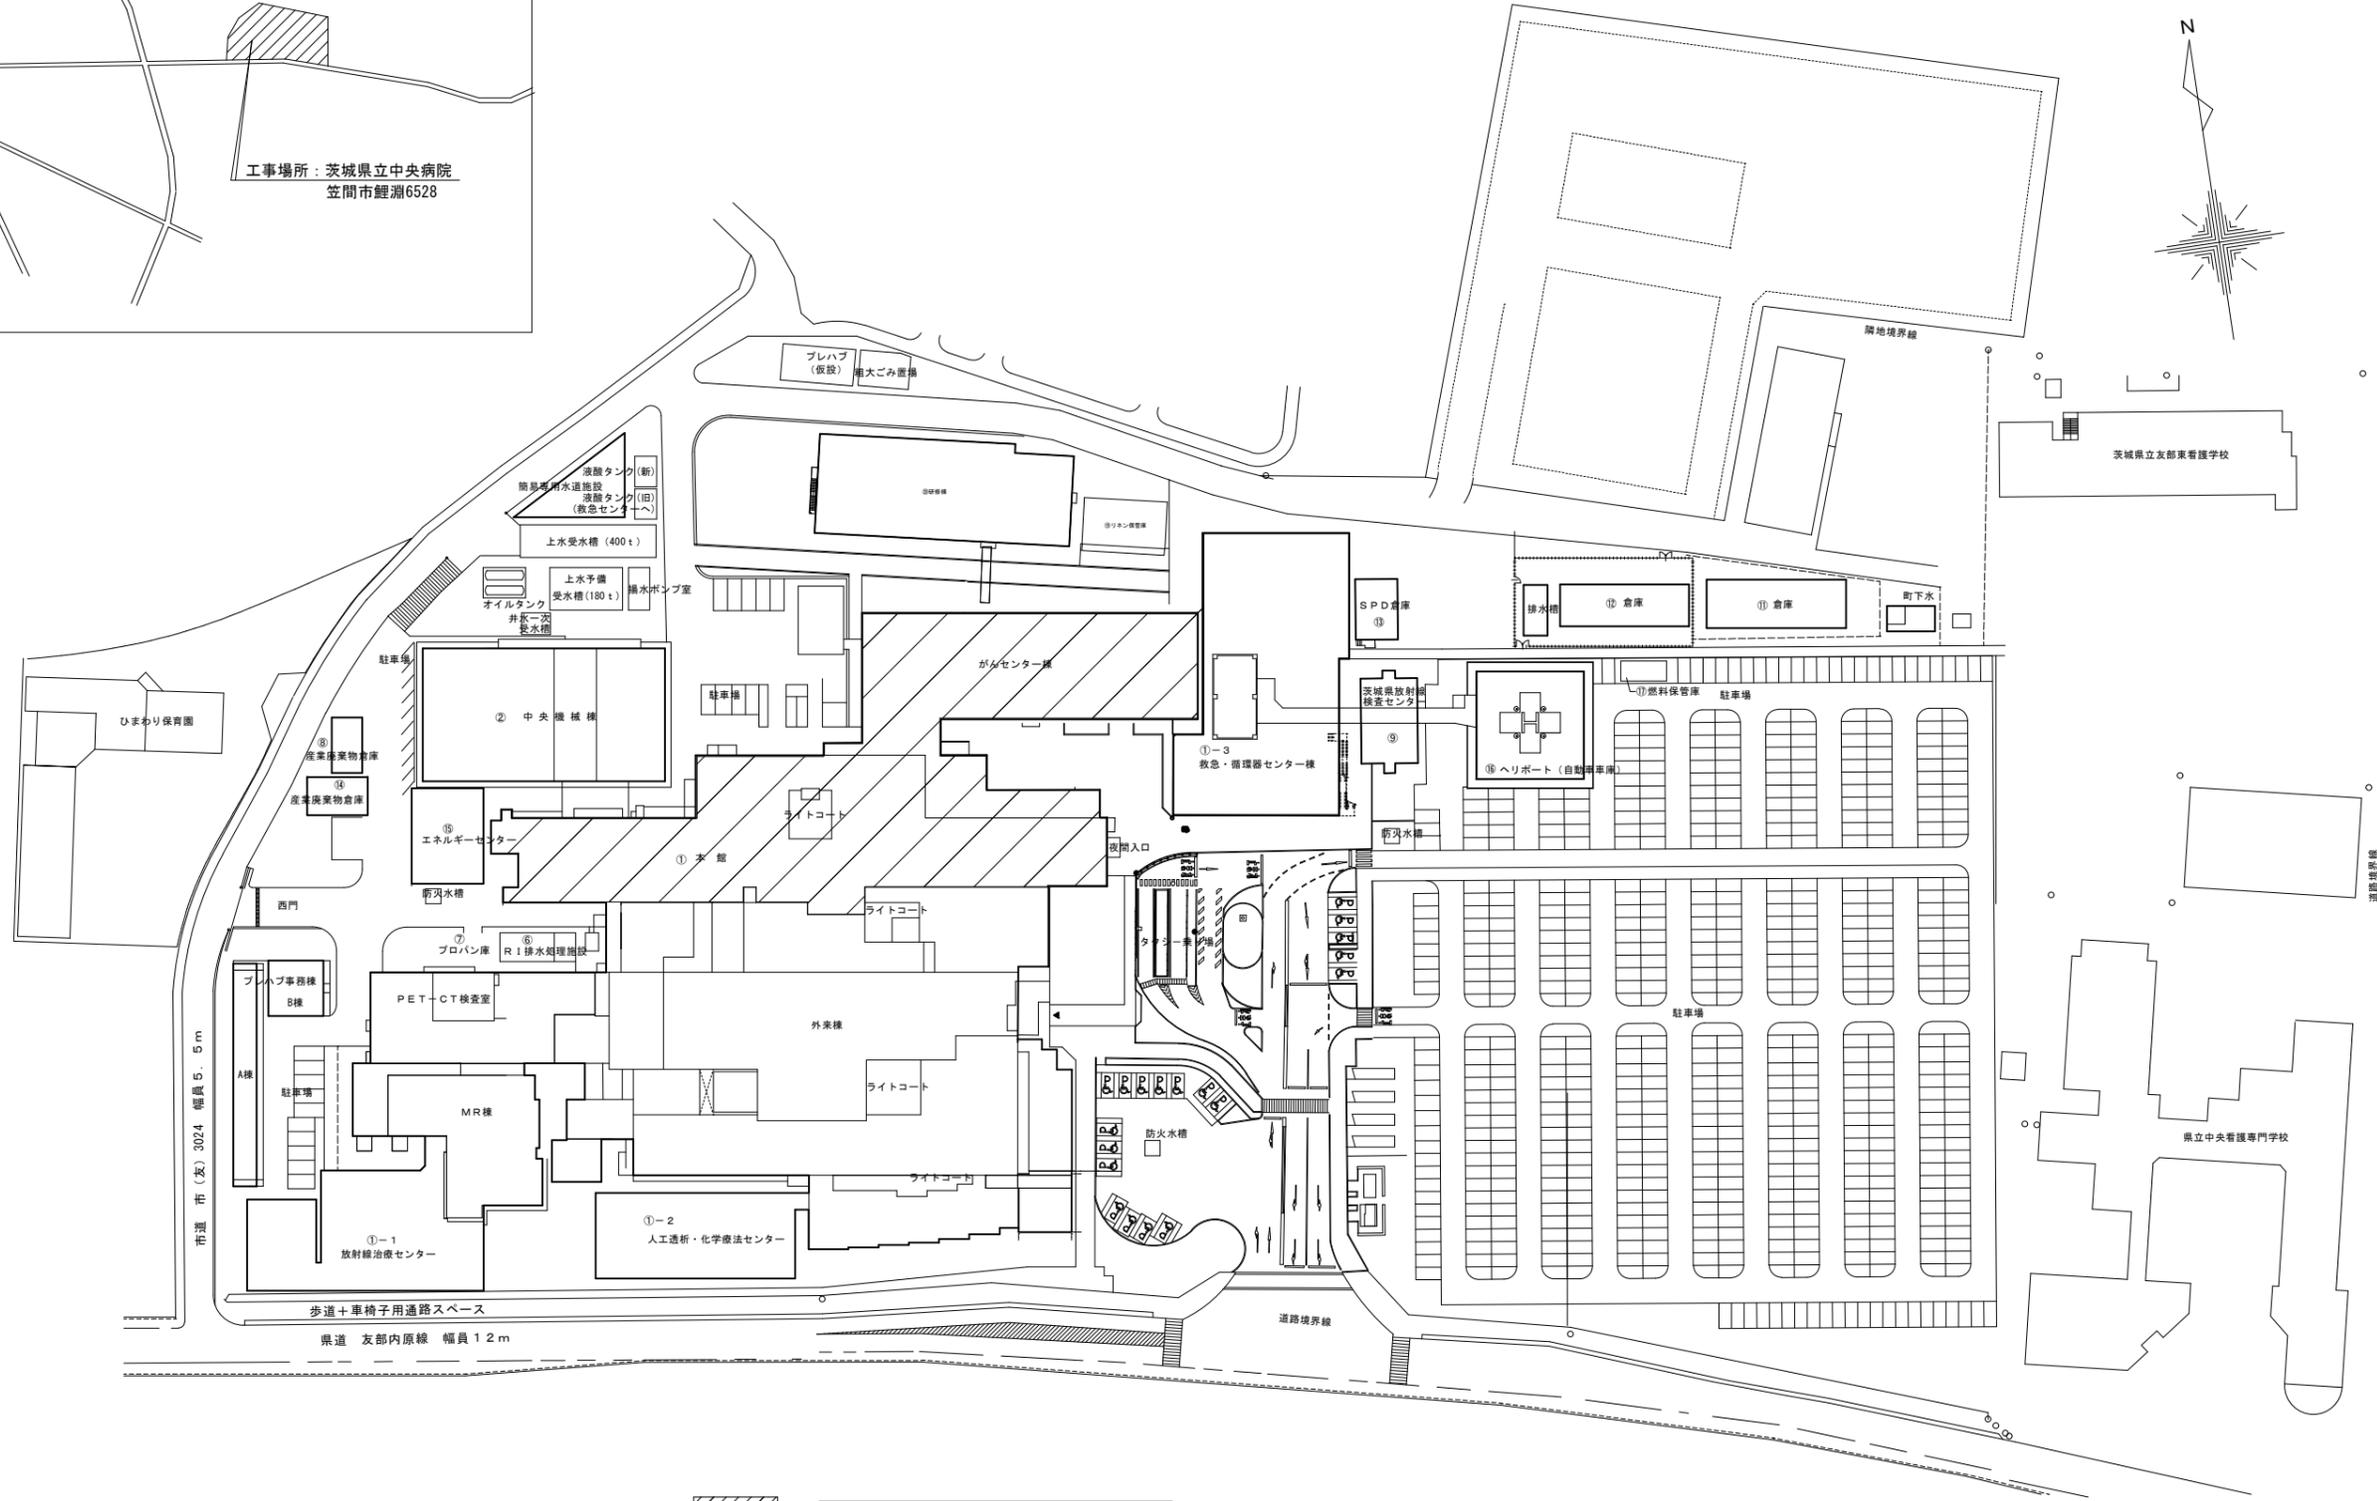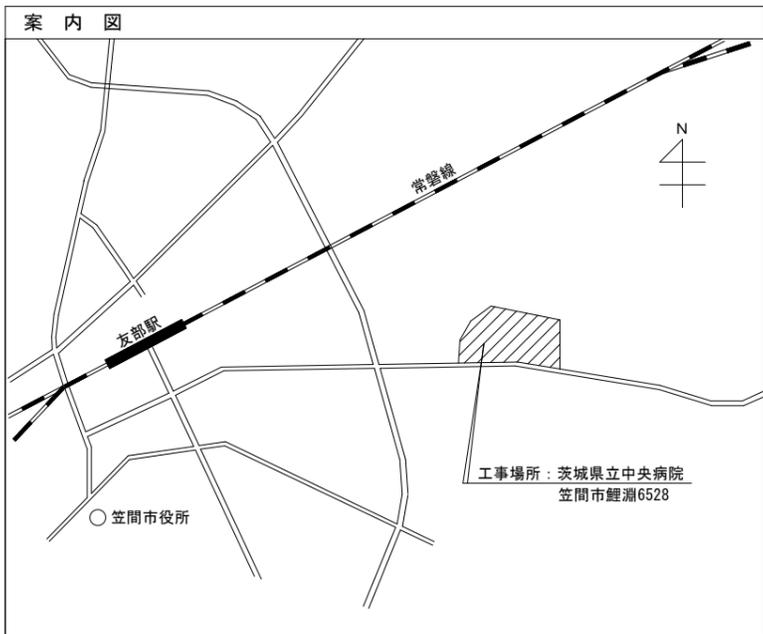


		設計者			工事名称 スプリンクラー増設工事		図面番号	
		構造	電気	機械	図面名称	全体配置図		01
		-	-	-	作図日	縮尺	A1 1:700 A3 1:1400	

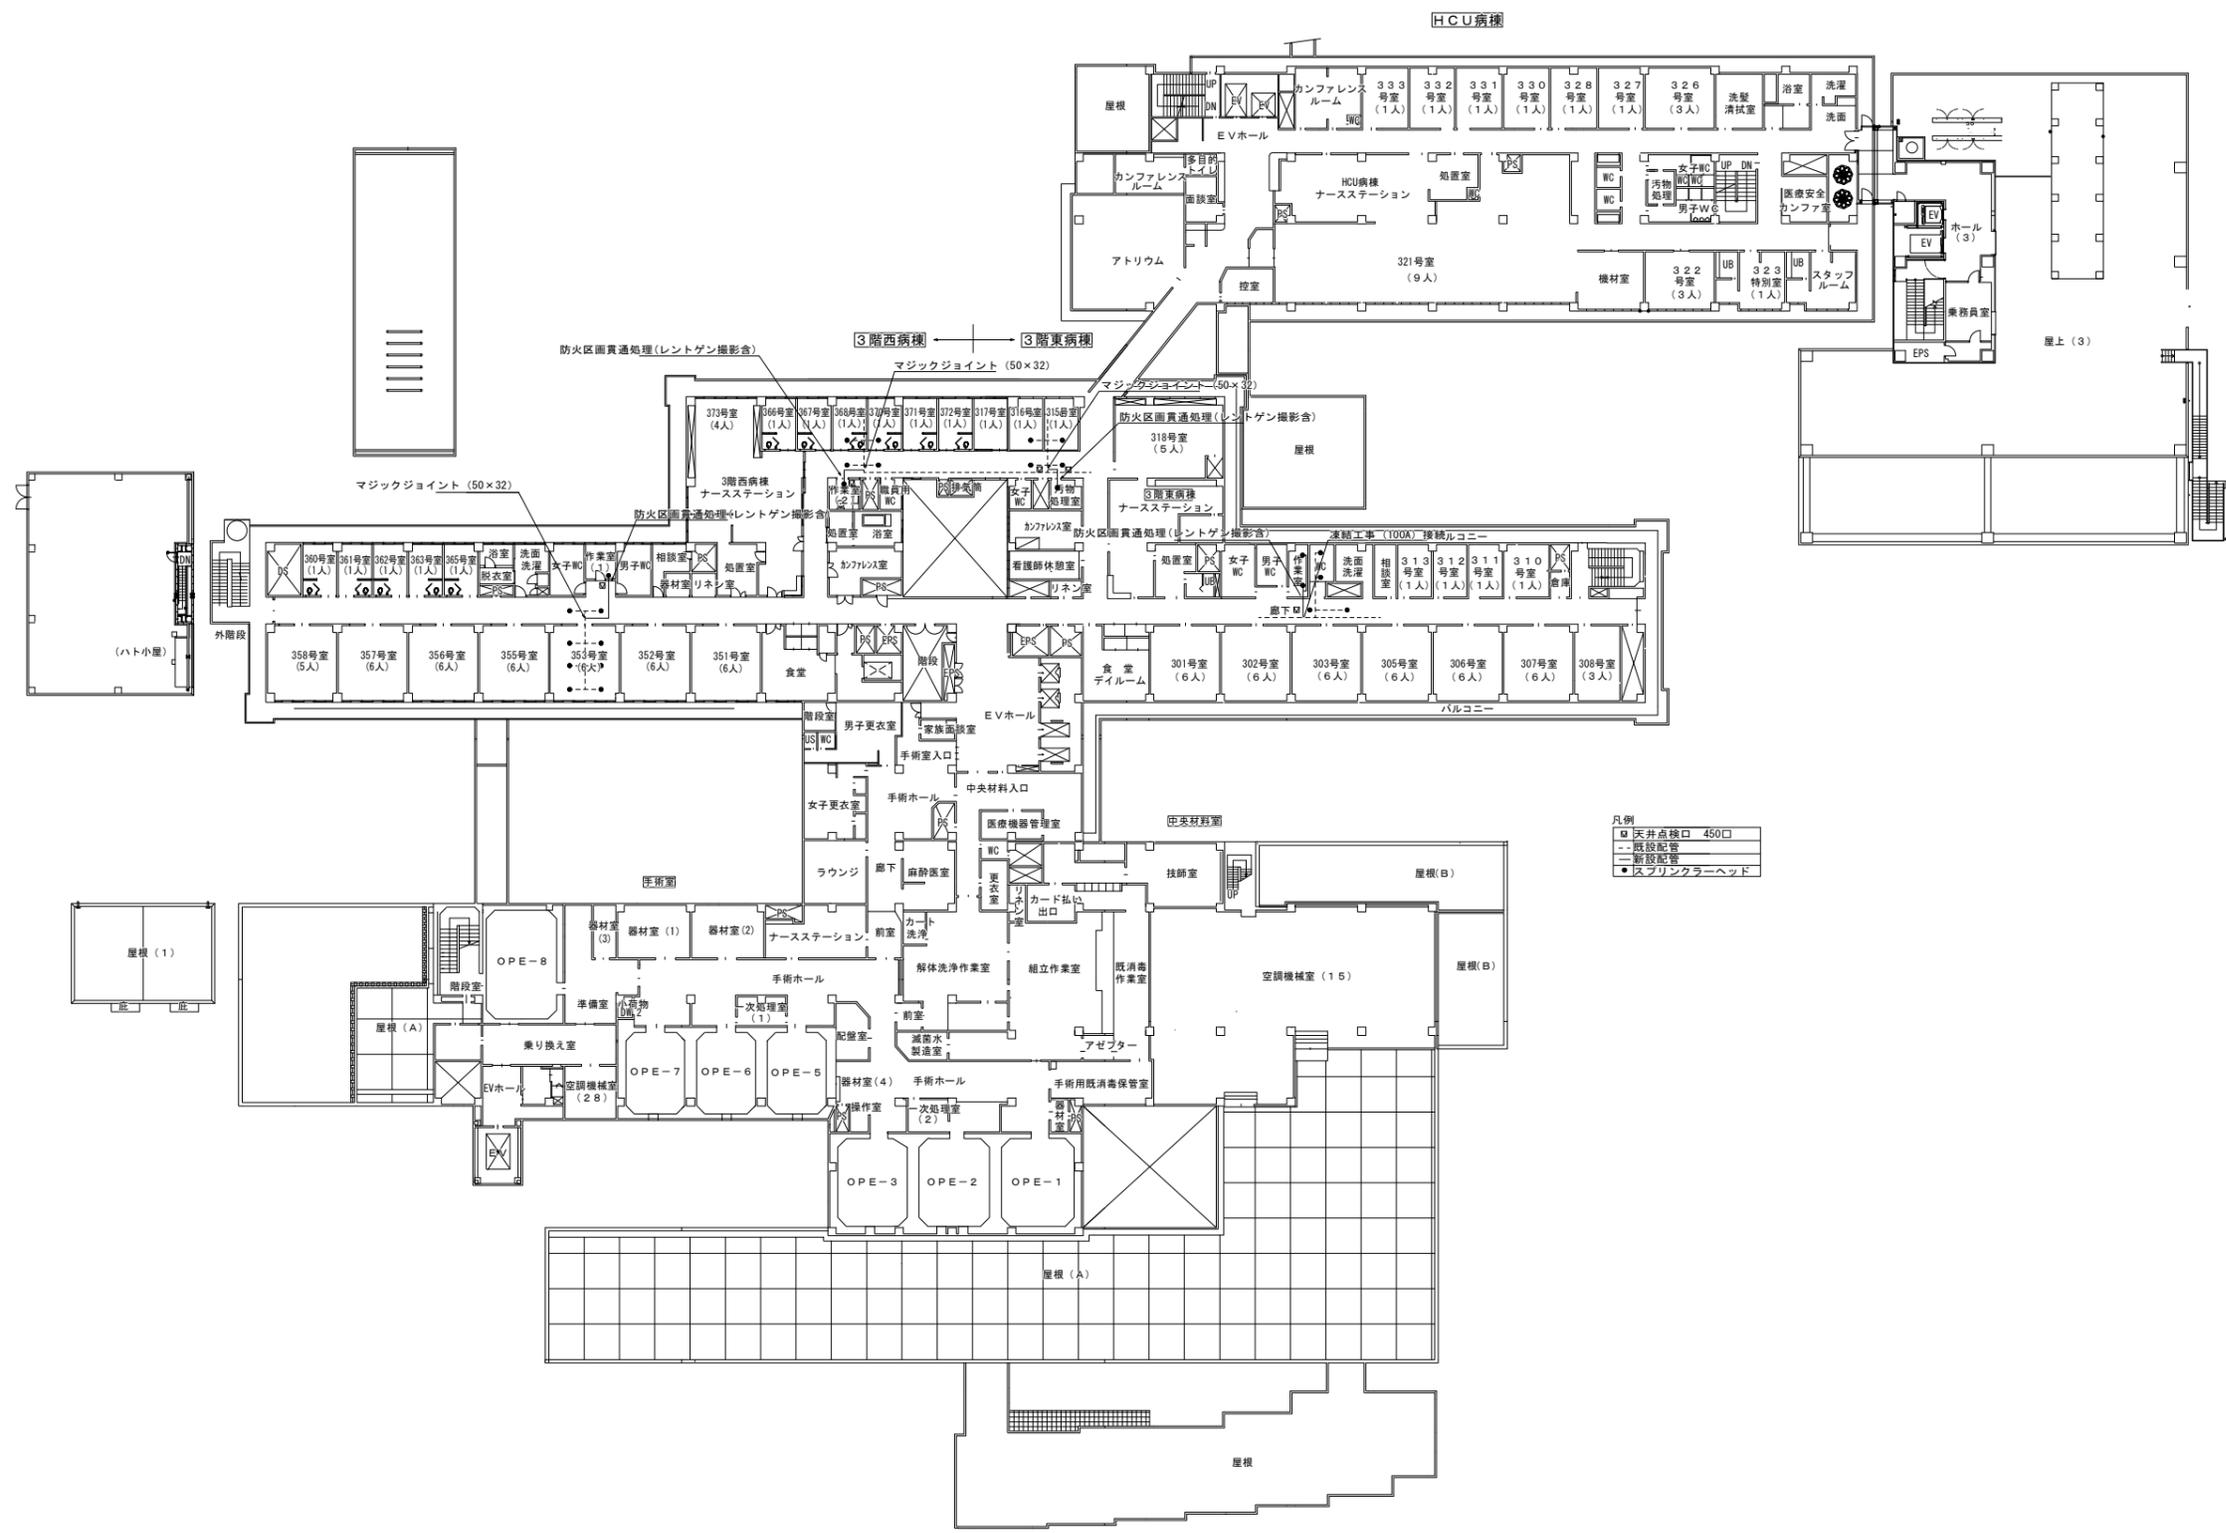


3 階 平 面

工事名称		スプリンクラー増設工事		作成年月日
				令和 年 月 日
図面名称	3階平面図	縮尺(A1)	1 : 300	図面番号
発注部署名	茨城県立中央病院			02

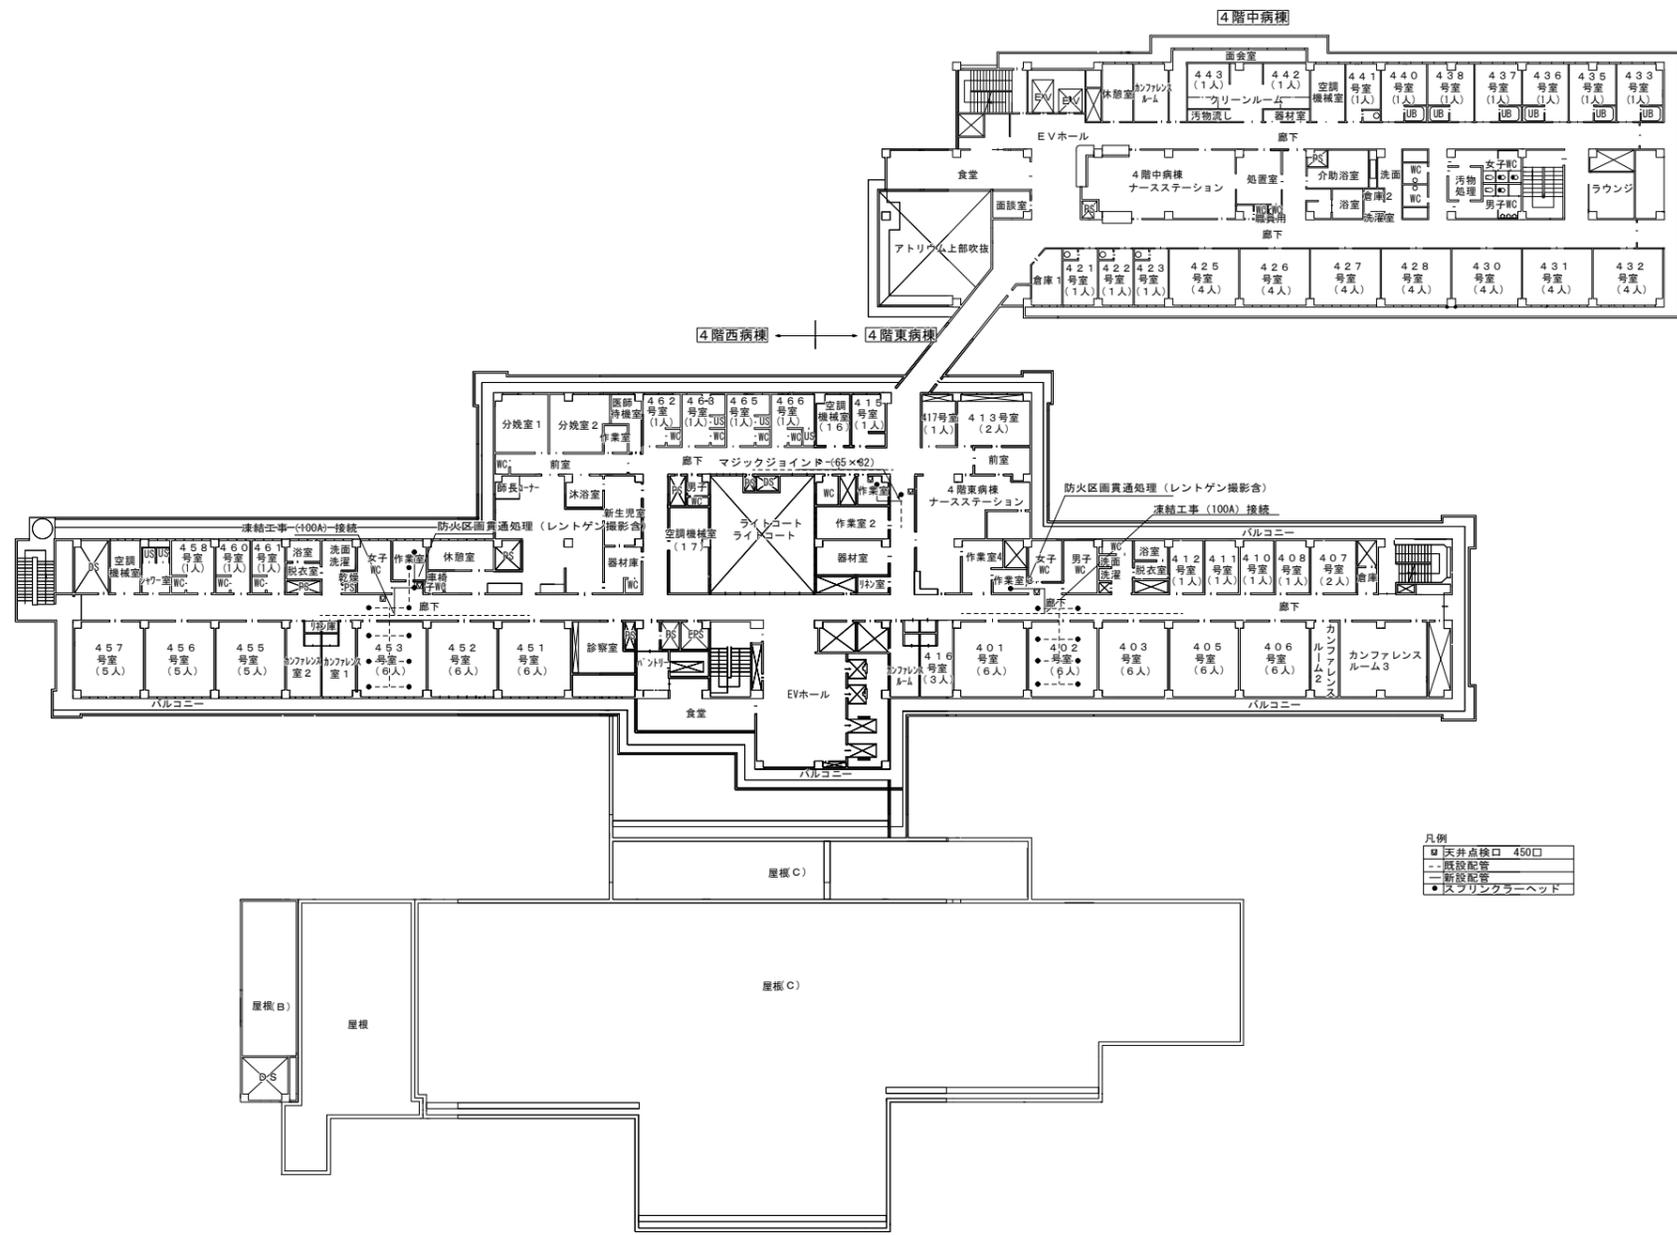

4階平面

工事名称 スプリンクラー増設工事		作図年月日 令和 年 月 日
図面名称 4階平面図	縮尺 (A1) 1 : 300	図面番号 03
発注部署名 茨城県立中央病院		

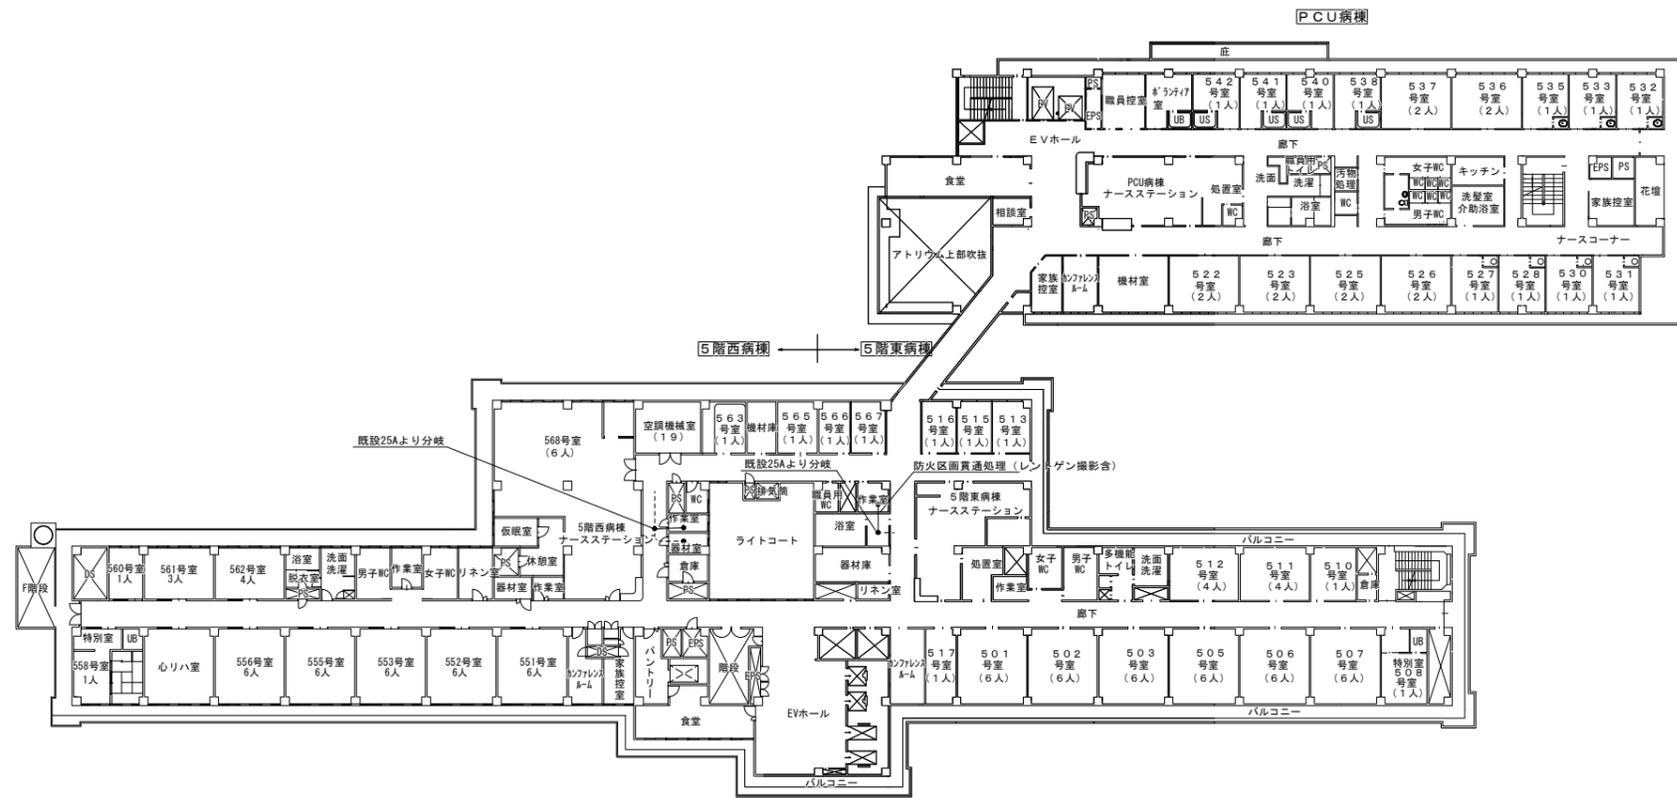

- 凡例
- 天井点検口 450□
  - 既設配管
  - 新設配管
  - スプリンクラーヘッド

5 階 平 面

工事名称 スプリンクラー増設工事		作図年月日 令和 年 月 日
図面名称 5階平面図	縮尺 (A1) 1 : 300	図面番号 04
発注部署名 茨城県立中央病院		