

4 中病棟クリーンルーム他空調改修工事 注意事項

【施工時】

- 発生した粉塵を屋外へ排気し室内の陰圧を保ち、廊下側に十分な仮囲いを設置する等、他の病室及び病棟に対し粉塵の影響がないようにすること。
- 空調機器・外気（OA）のダクトを、無菌治療室に既設の無菌治療装置（添付カタログ CT-XOⅢ型）に接続させること。

【施工後】

- 上記無菌治療装置のテスト運転を行い、清浄な空気がこの装置から正常に供給されていることを確認すること。
- 無菌治療室が、無菌空間を維持するために陽圧になっていることを確認すること。
- 無菌治療室が ISO14644-1:2015 のクリーンルーム規格に則り、ISO6（クラス 1,000）の清浄度が確保されていることを確認すること。


4 中病棟クリーンルーム他空調改修工事

実施設計図

図面リスト								
図面番号	建 築	縮 尺						
	表紙・図面リスト	——						
1	全体配置図	1/600						
2	がんセンター 4階 平面図	——						
3	435号室 平面図（既設）（参考）	——						
4	436号室 平面図（既設）（参考）	——						
5	437号室 平面図（既設）（参考）	——						
6	438号室 平面図（既設）（参考）	——						
7	440号室 平面図（既設）（参考）	——						
8	442, 443号室 平面図（既設）（参考）	——						


令和 7 年

茨城県立中央病院

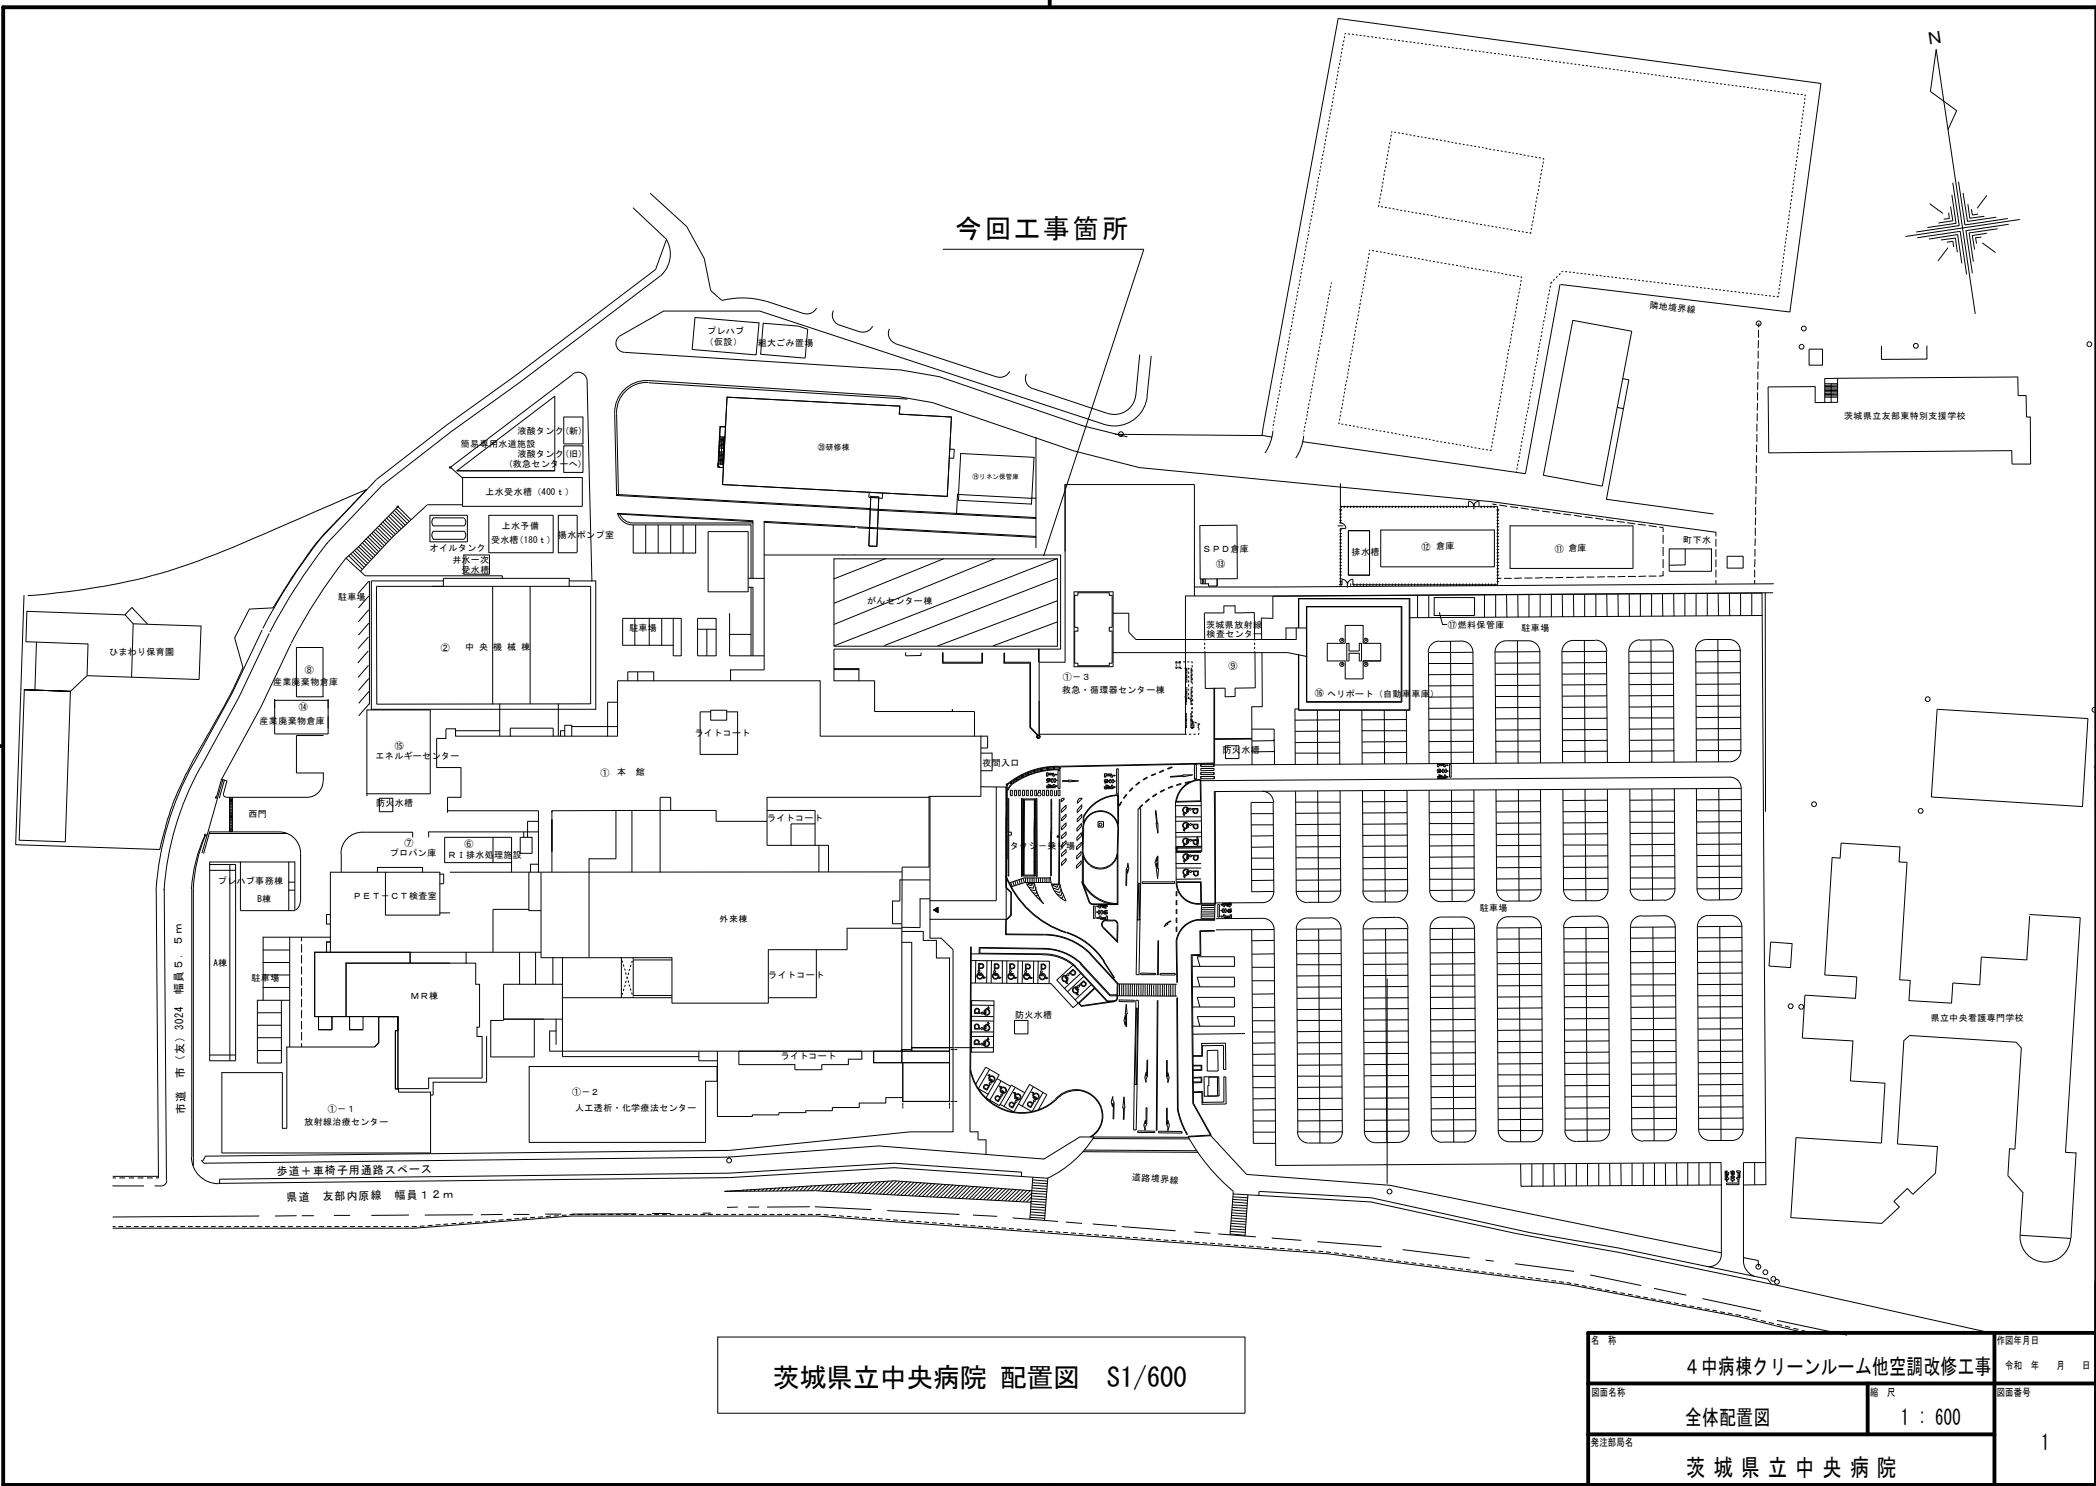


4 階中病棟


今回工事箇所

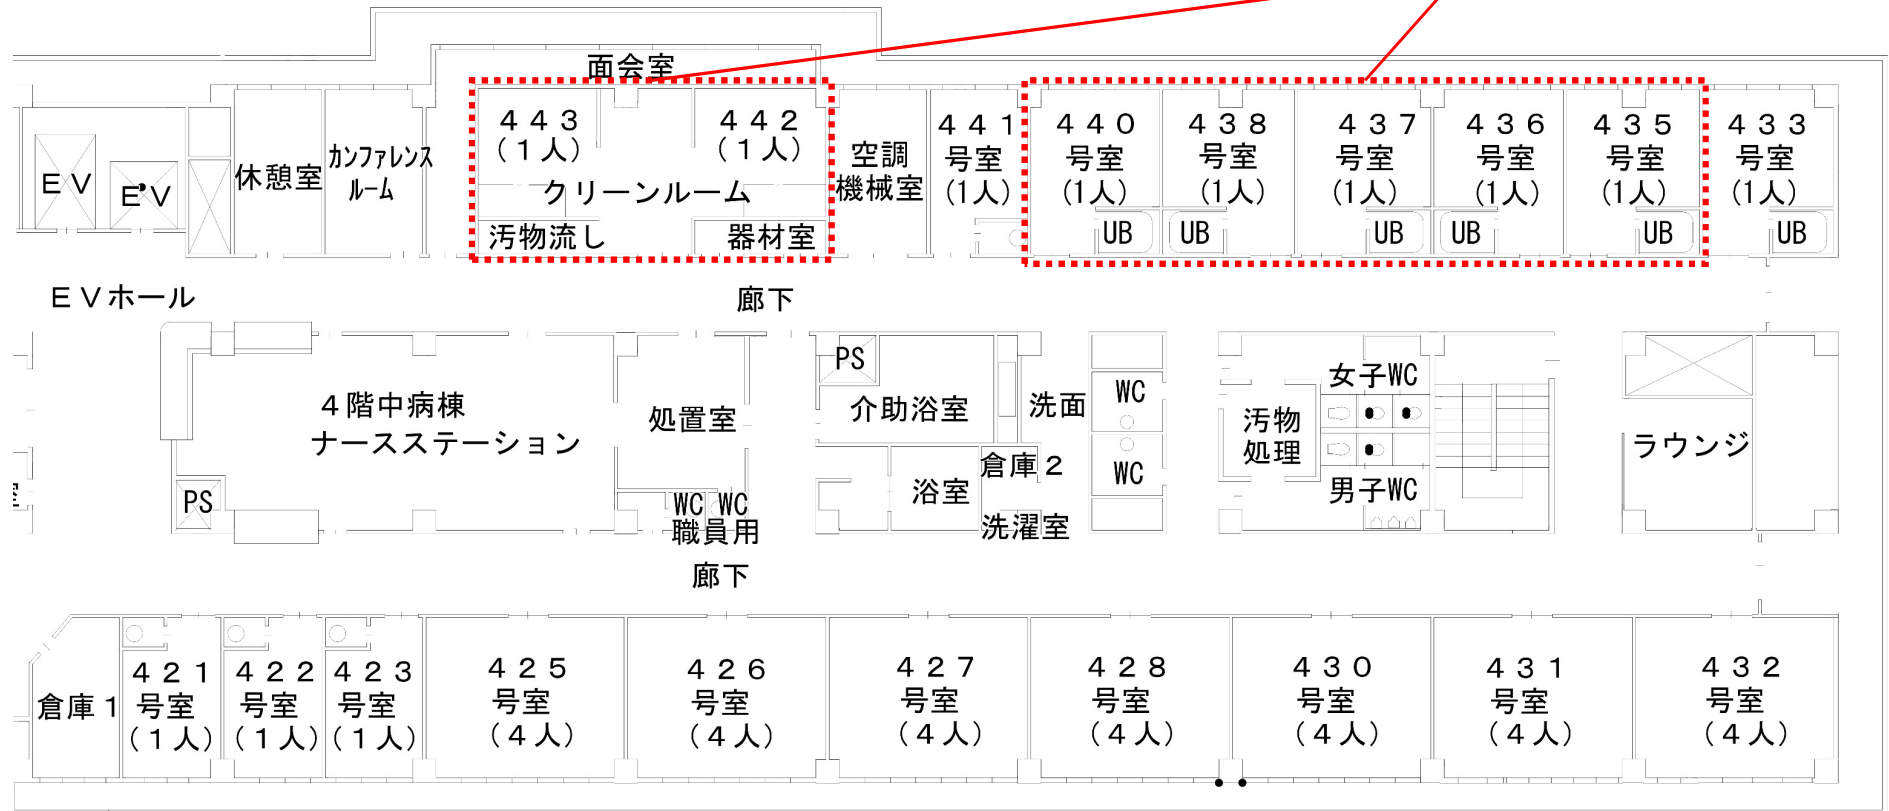


名称	4 中病棟クリーンルーム他空調改修工事		作成年月日
図面名称	がんセンター4階 平面図	縮尺	令和 年 月 日
図面番号	—		図面番号
施設名称	茨城県立中央病院		2

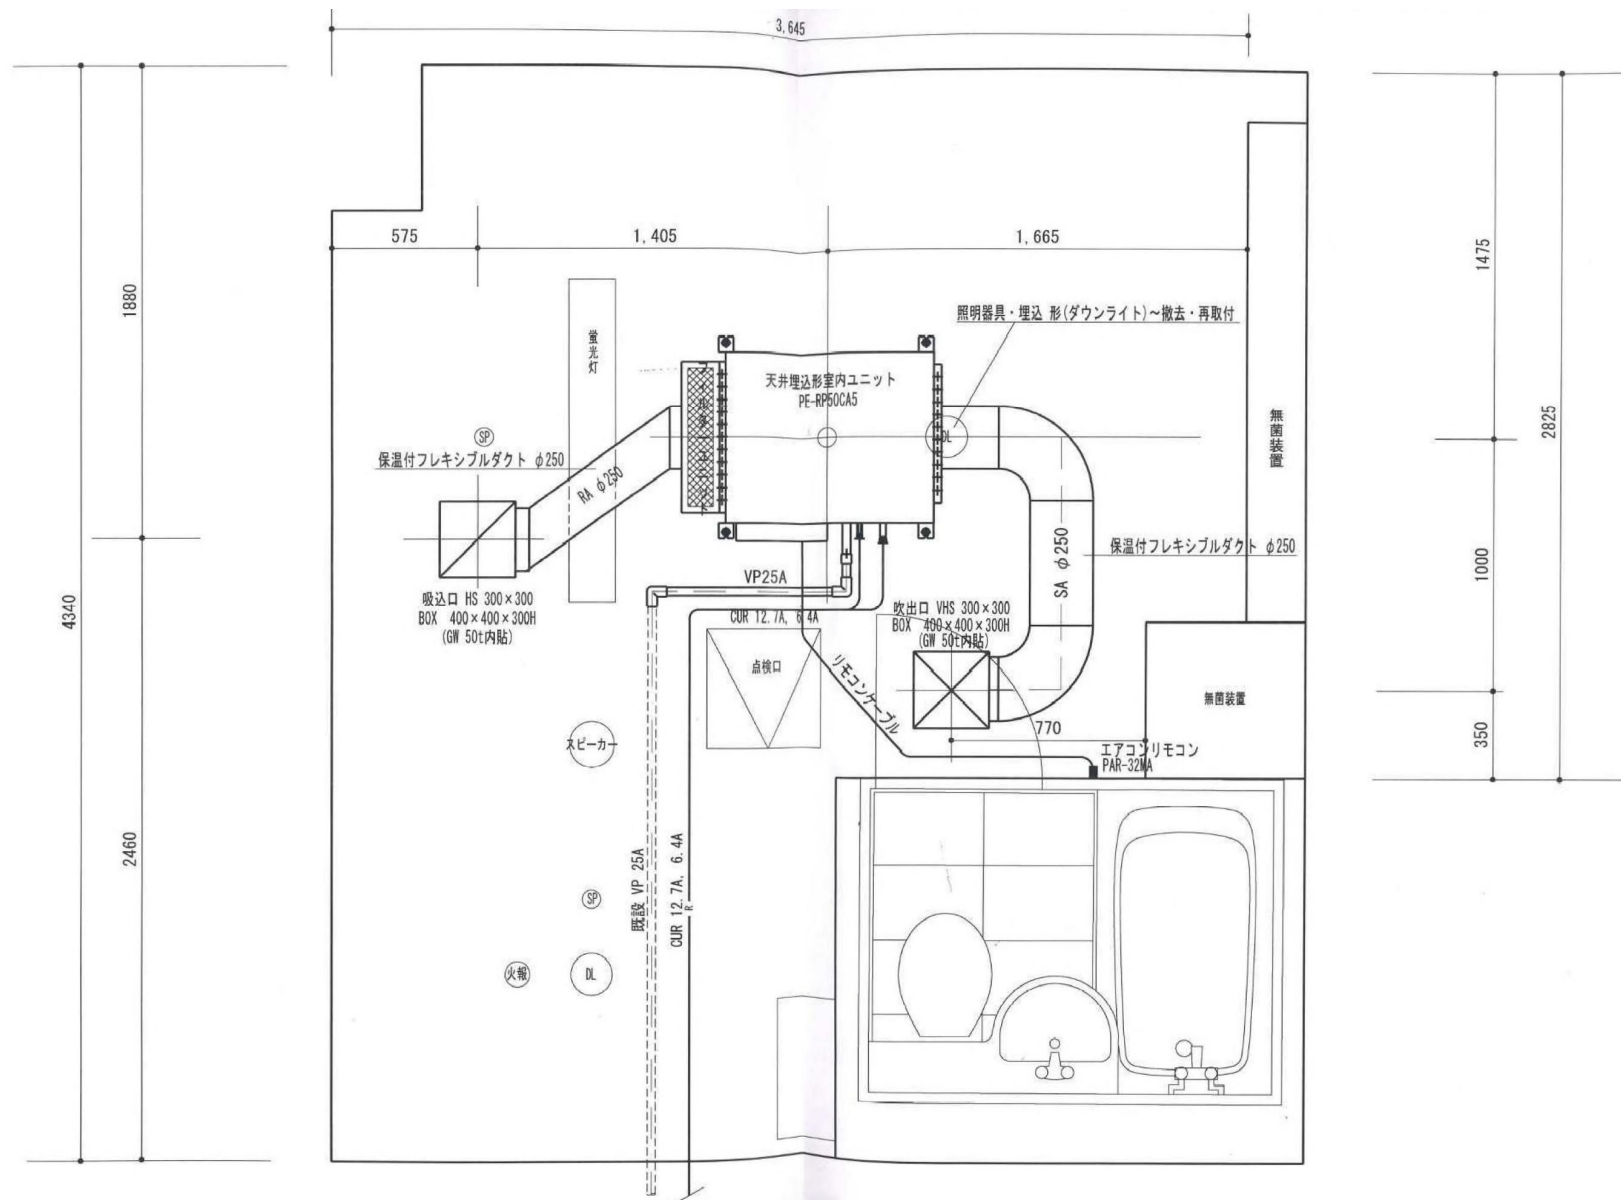


4 中病棟クリーンルーム他空調改修工事		令和 年 月 日
図面名称	436号室 平面図 (既設) (参考)	図 尺 ー
図面番号	4	
図面名称	茨城県立中央病院	

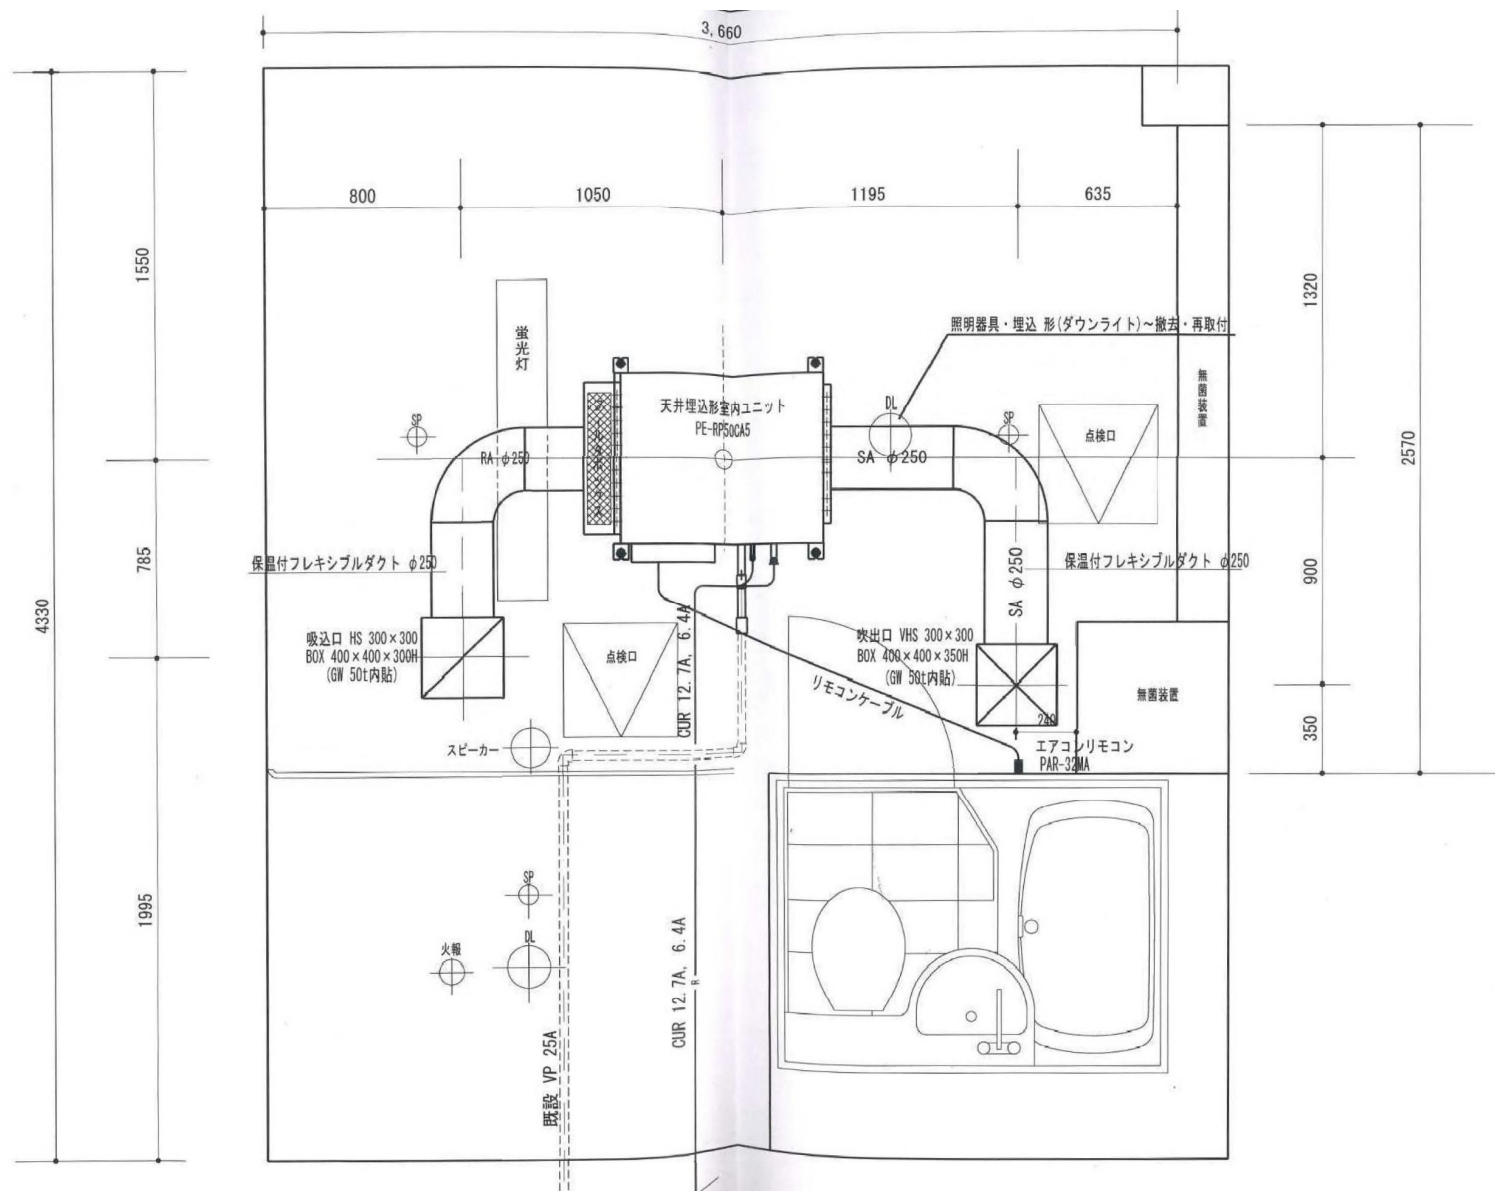




437号室 平面図 (既設) (参考)		437号室 平面図 (既設) (参考)	5
茨城県立中央病院		5	

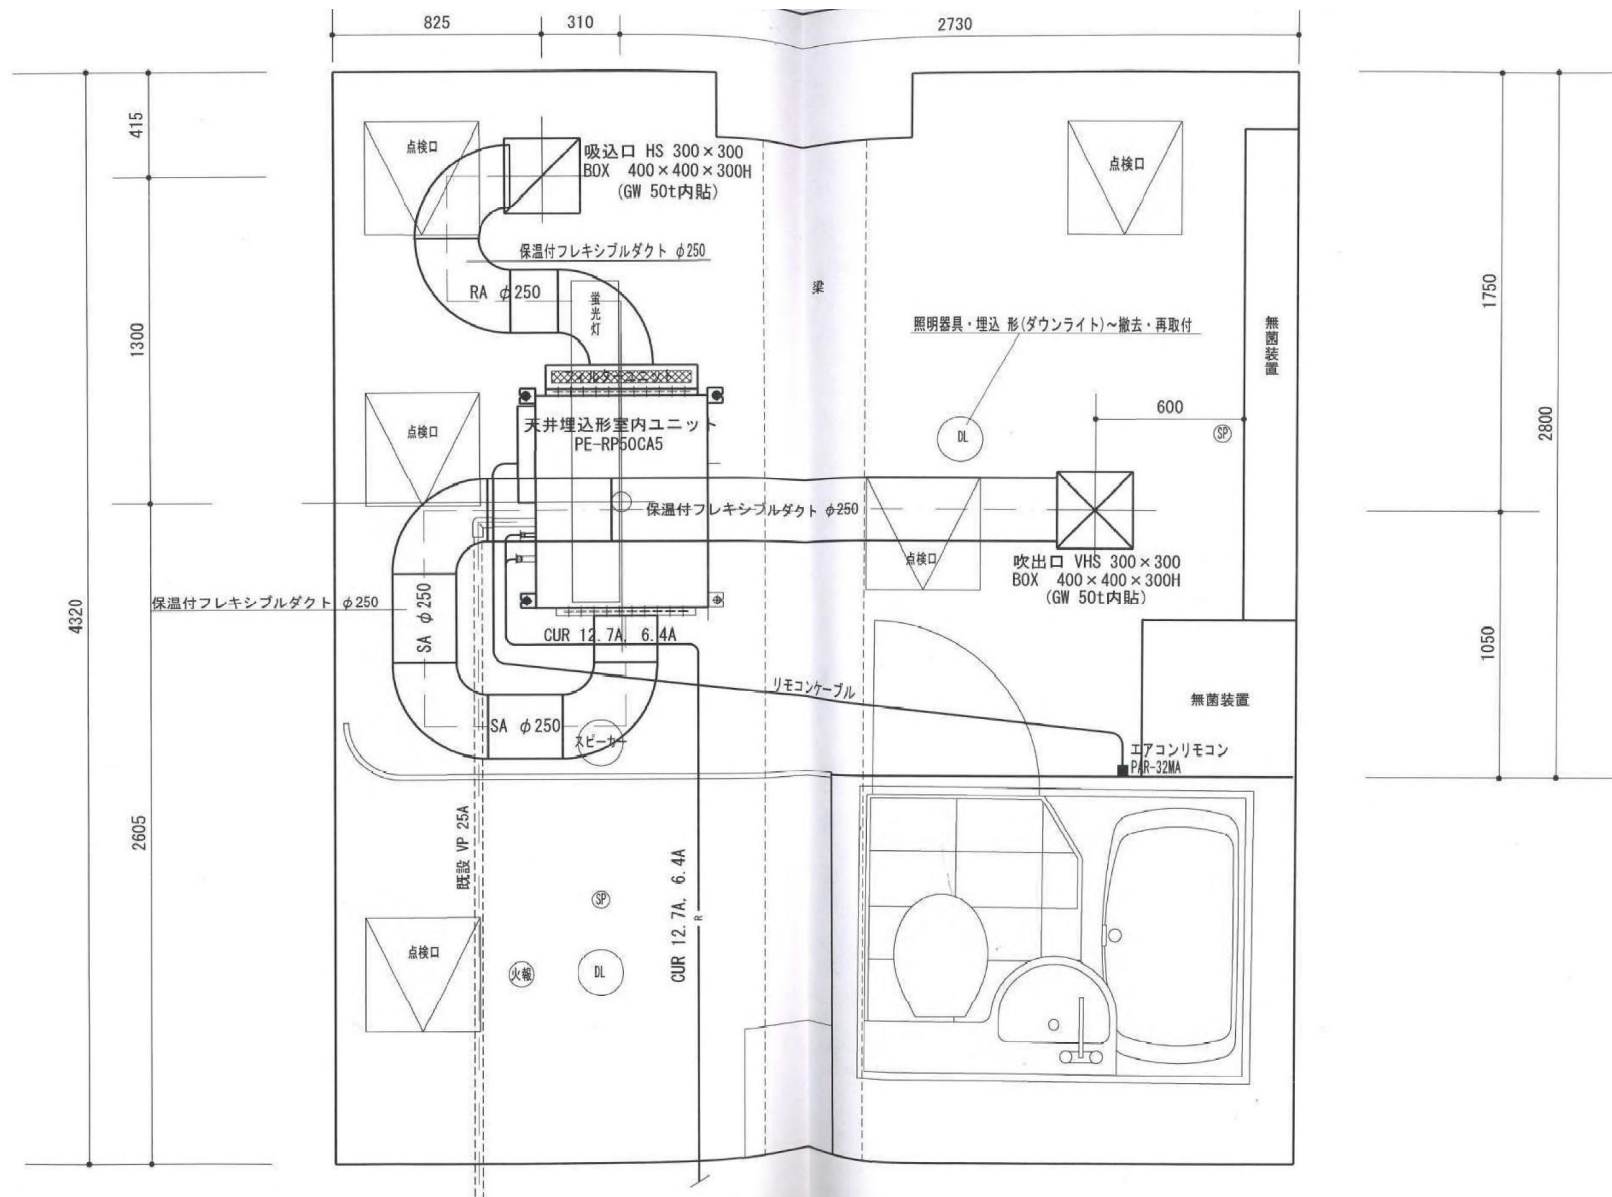

438号室 平面図 (既設) (参考)		図 6	438号室 平面図 (既設) (参考)
茨城県立中央病院		6	

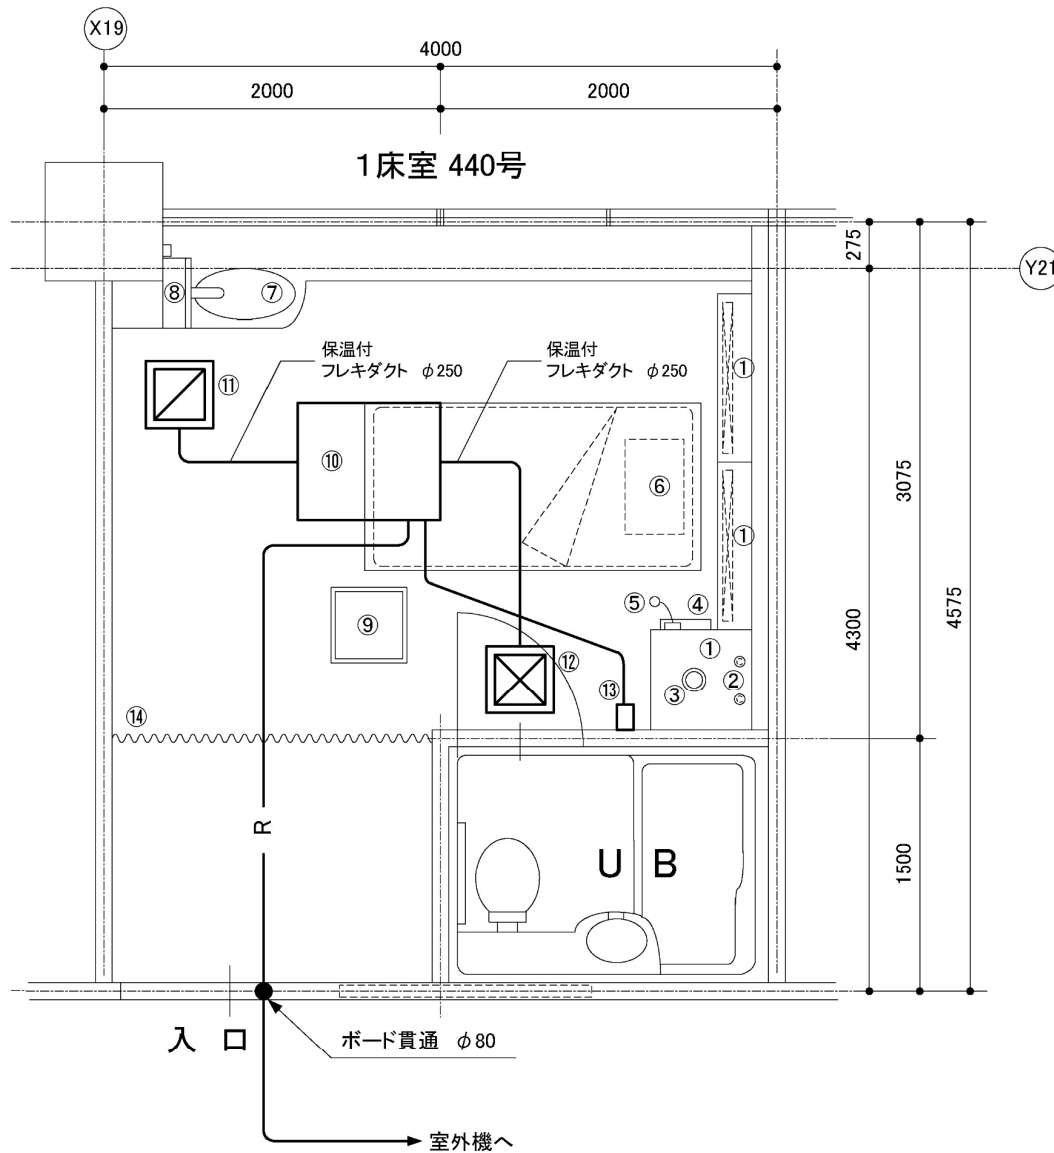

記号	品 名
①	水平層流式無菌装置 コスモクリーンゾーン CT-XOⅢ型
②	CT-XOⅢ型 電源コンセント 2ヶ所
③	OA用単管 φ100
④	医療用ガスアウトレット
⑤	ナースコール
⑥	ベット 2000×1000mm
⑦	洗面台
⑧	滅菌水供給装置
⑨	点検口
⑩	パッケージエアコン 能力C/H:4.5/5.0KW 3φ200V
⑪	吸込口 BOX:400×400×300H mm
⑫	吹出口 BOX:400×400×300H mm
⑬	MAスマートリモコン PAR-32MA
⑭	間仕切りビニールカーテン (難燃・抗菌仕様・防炎シール付き)

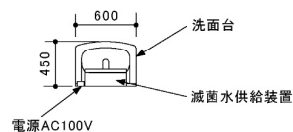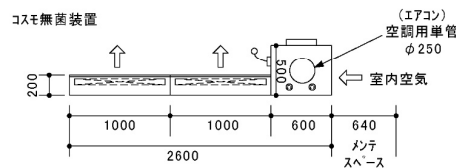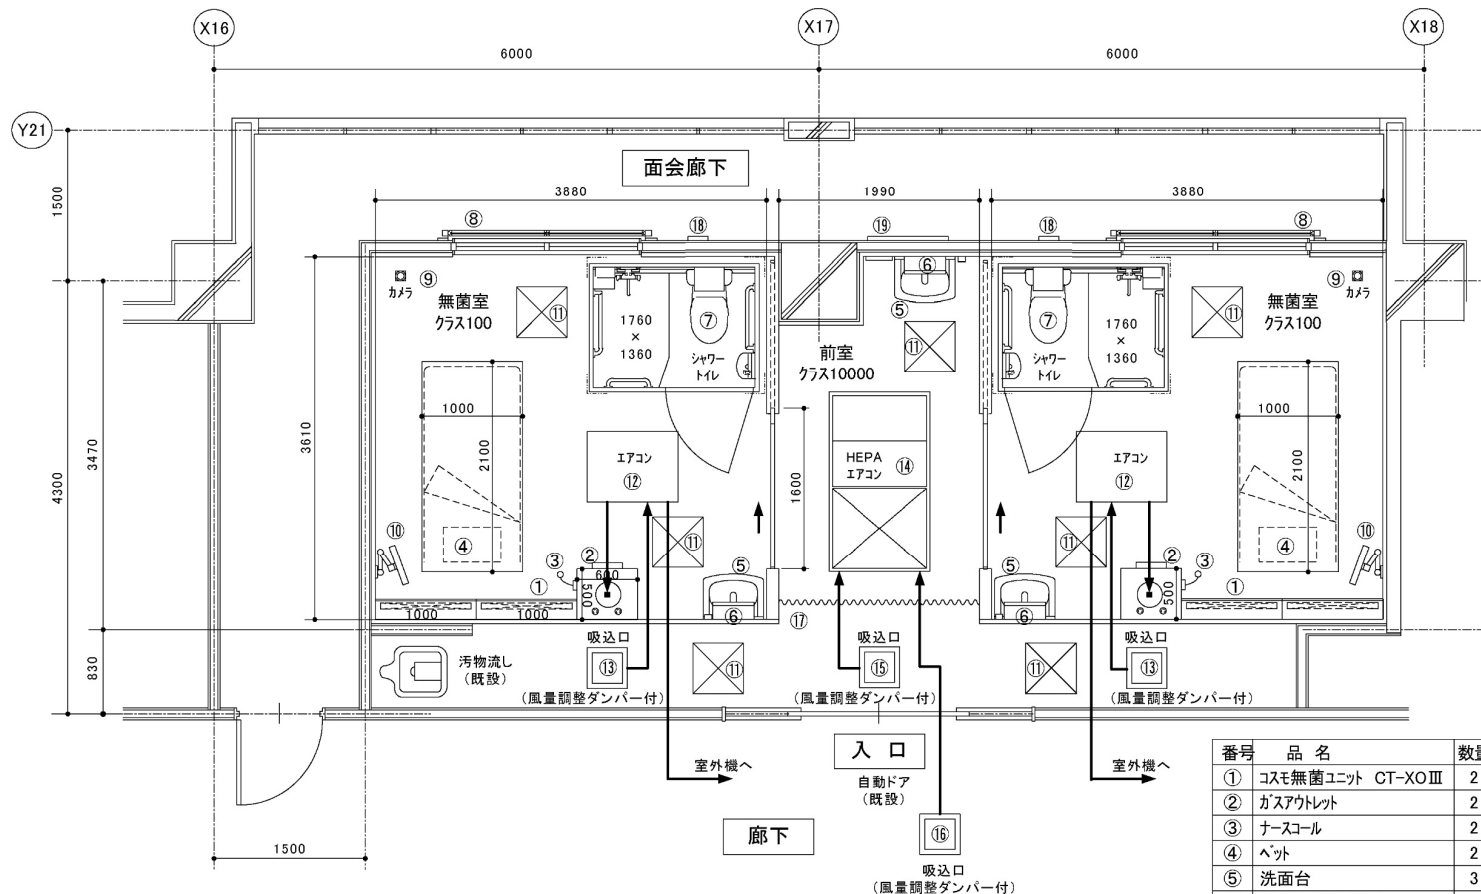

番号	品名	数量	仕様	電源
①	コスモ無菌ユニット CT-XO-III	2	クラス100	一般電源100V20A、非常電源100V20A
②	ガスアウトレット	2		
③	ナースコール	2		
④	ベット	2	2100×1000mm	AC100V
⑤	洗面台	3	ミキシングバルブ付	AC100V
⑥	滅菌水供給装置	3	AC100V	AC100V 70VA
⑦	シャワートイレ	2	1760×1360mm	
⑧	電動ブラインド	2		AC100V
⑨	CCDカメラ	2	ドーム型	AC100V
⑩	16型液晶テレビ	2	壁掛けアーム付	AC100V
⑪	点検口	7	500×500mm	
⑫	パッケージエアコン	2	能力C/H:4.5/5.0KW	3相200V 1.0KW
⑬	パッケージエアコン 吸引口	2	300×300mm 前室	
⑭	HEPAエアコン	1	能力C/H:4.5/5.0KW	3相200V 1.66KW
⑮	HEPAエアコン 吸引口	1	前室	
⑯	HEPAエアコン 吸引口	1	廊下	
⑰	間仕切りビニールカーテン	1	難燃・抗菌仕様・防炎	
⑱	シャワートイレ換気口	2		
⑲	室内圧力調整用ダンパー	1	陽圧ダンパー	
	インターホン	2	双方向通話	AC100V

4中病棟クリーンルーム他空調改修工事		令和 年 月 日
図面名称 442.443号室 平面図(既設)(参考)	図 尺 —	図面番号 —
茨城県立中央病院		8