





名 称	作図年月	
図面名称	令和 年 月 日	
全体配置図	縮 尺 (A1)	図面番号
1 : 600		
発注部局名		茨城県立中央病院

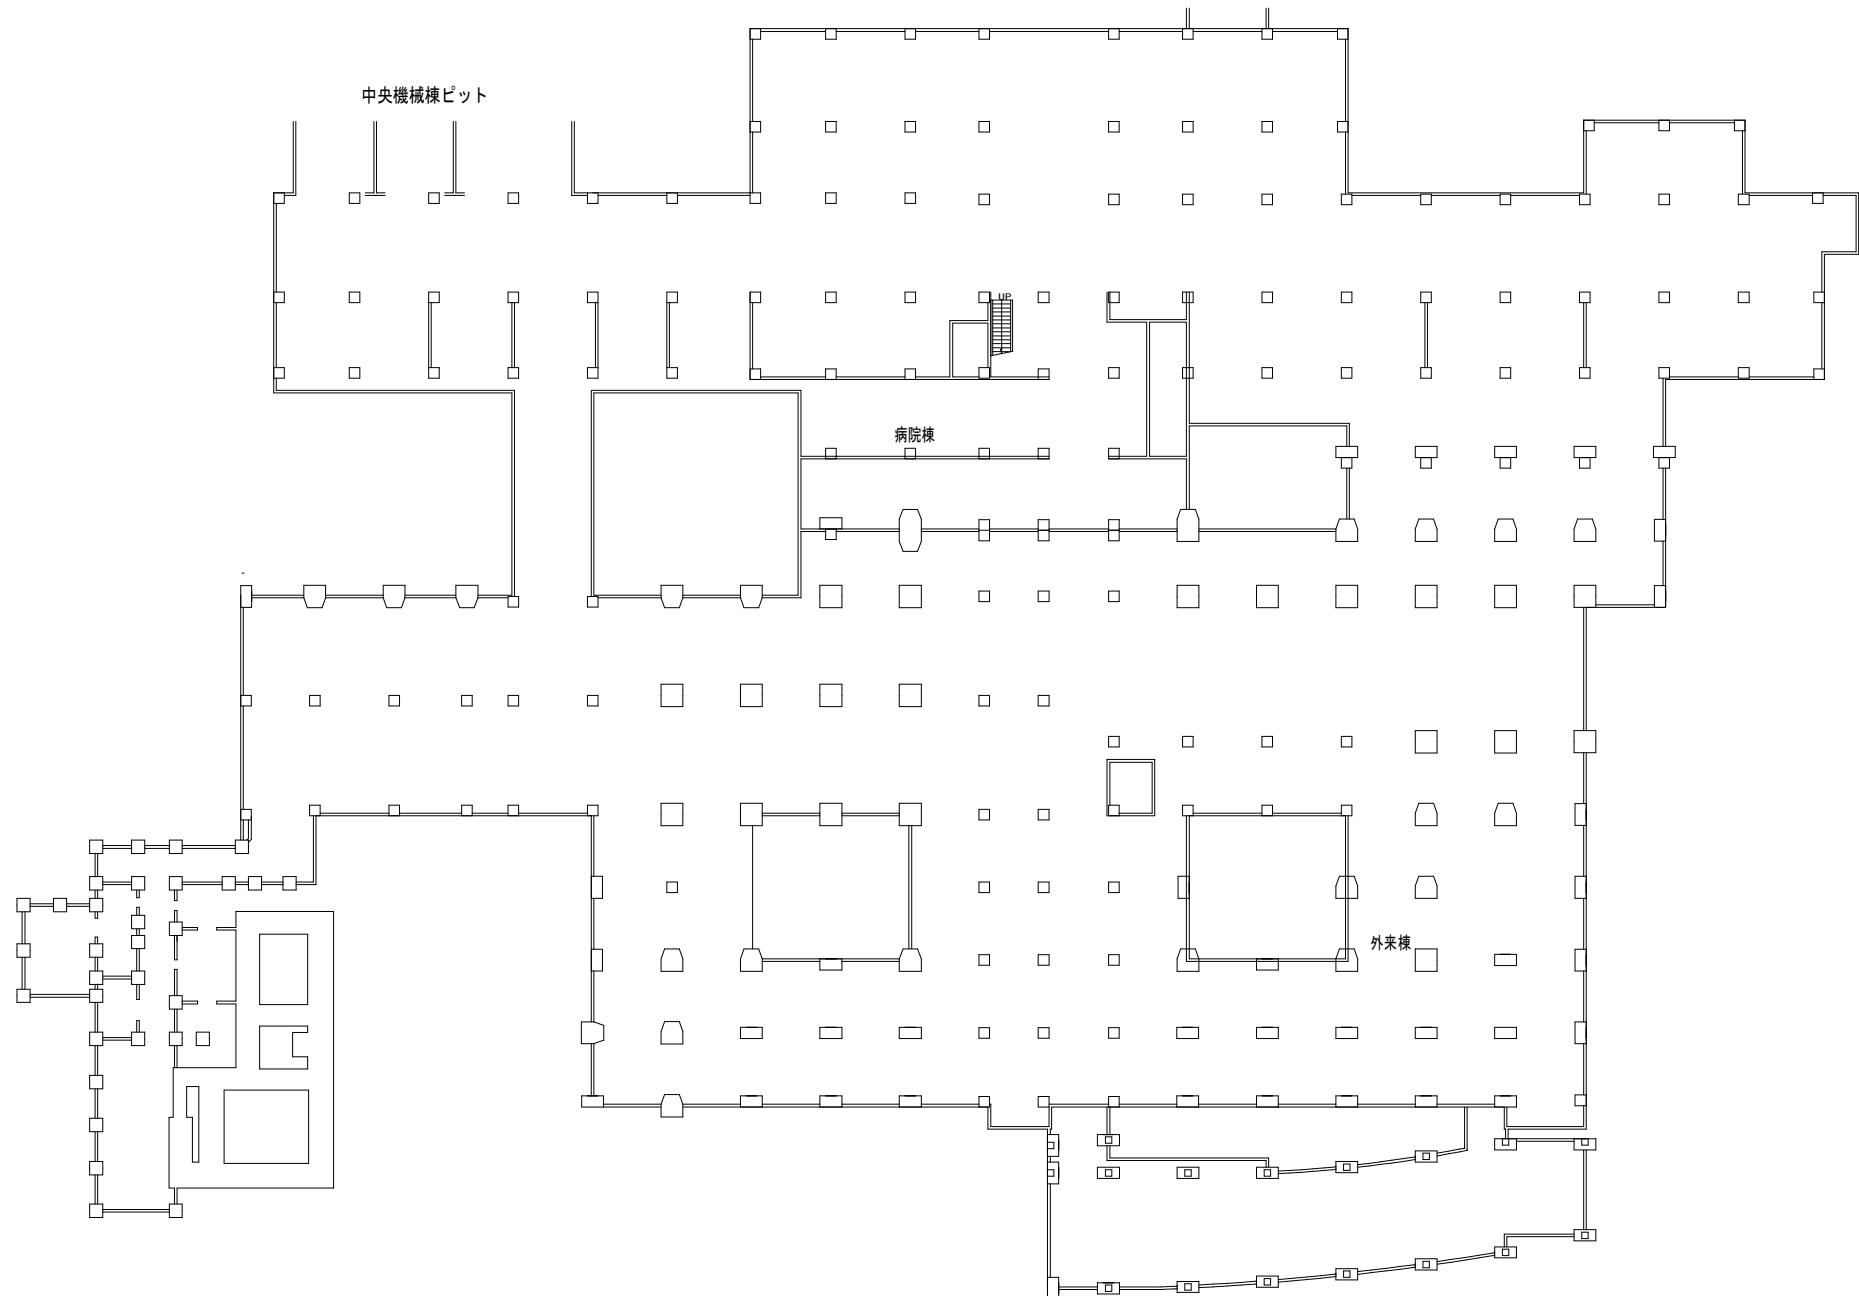

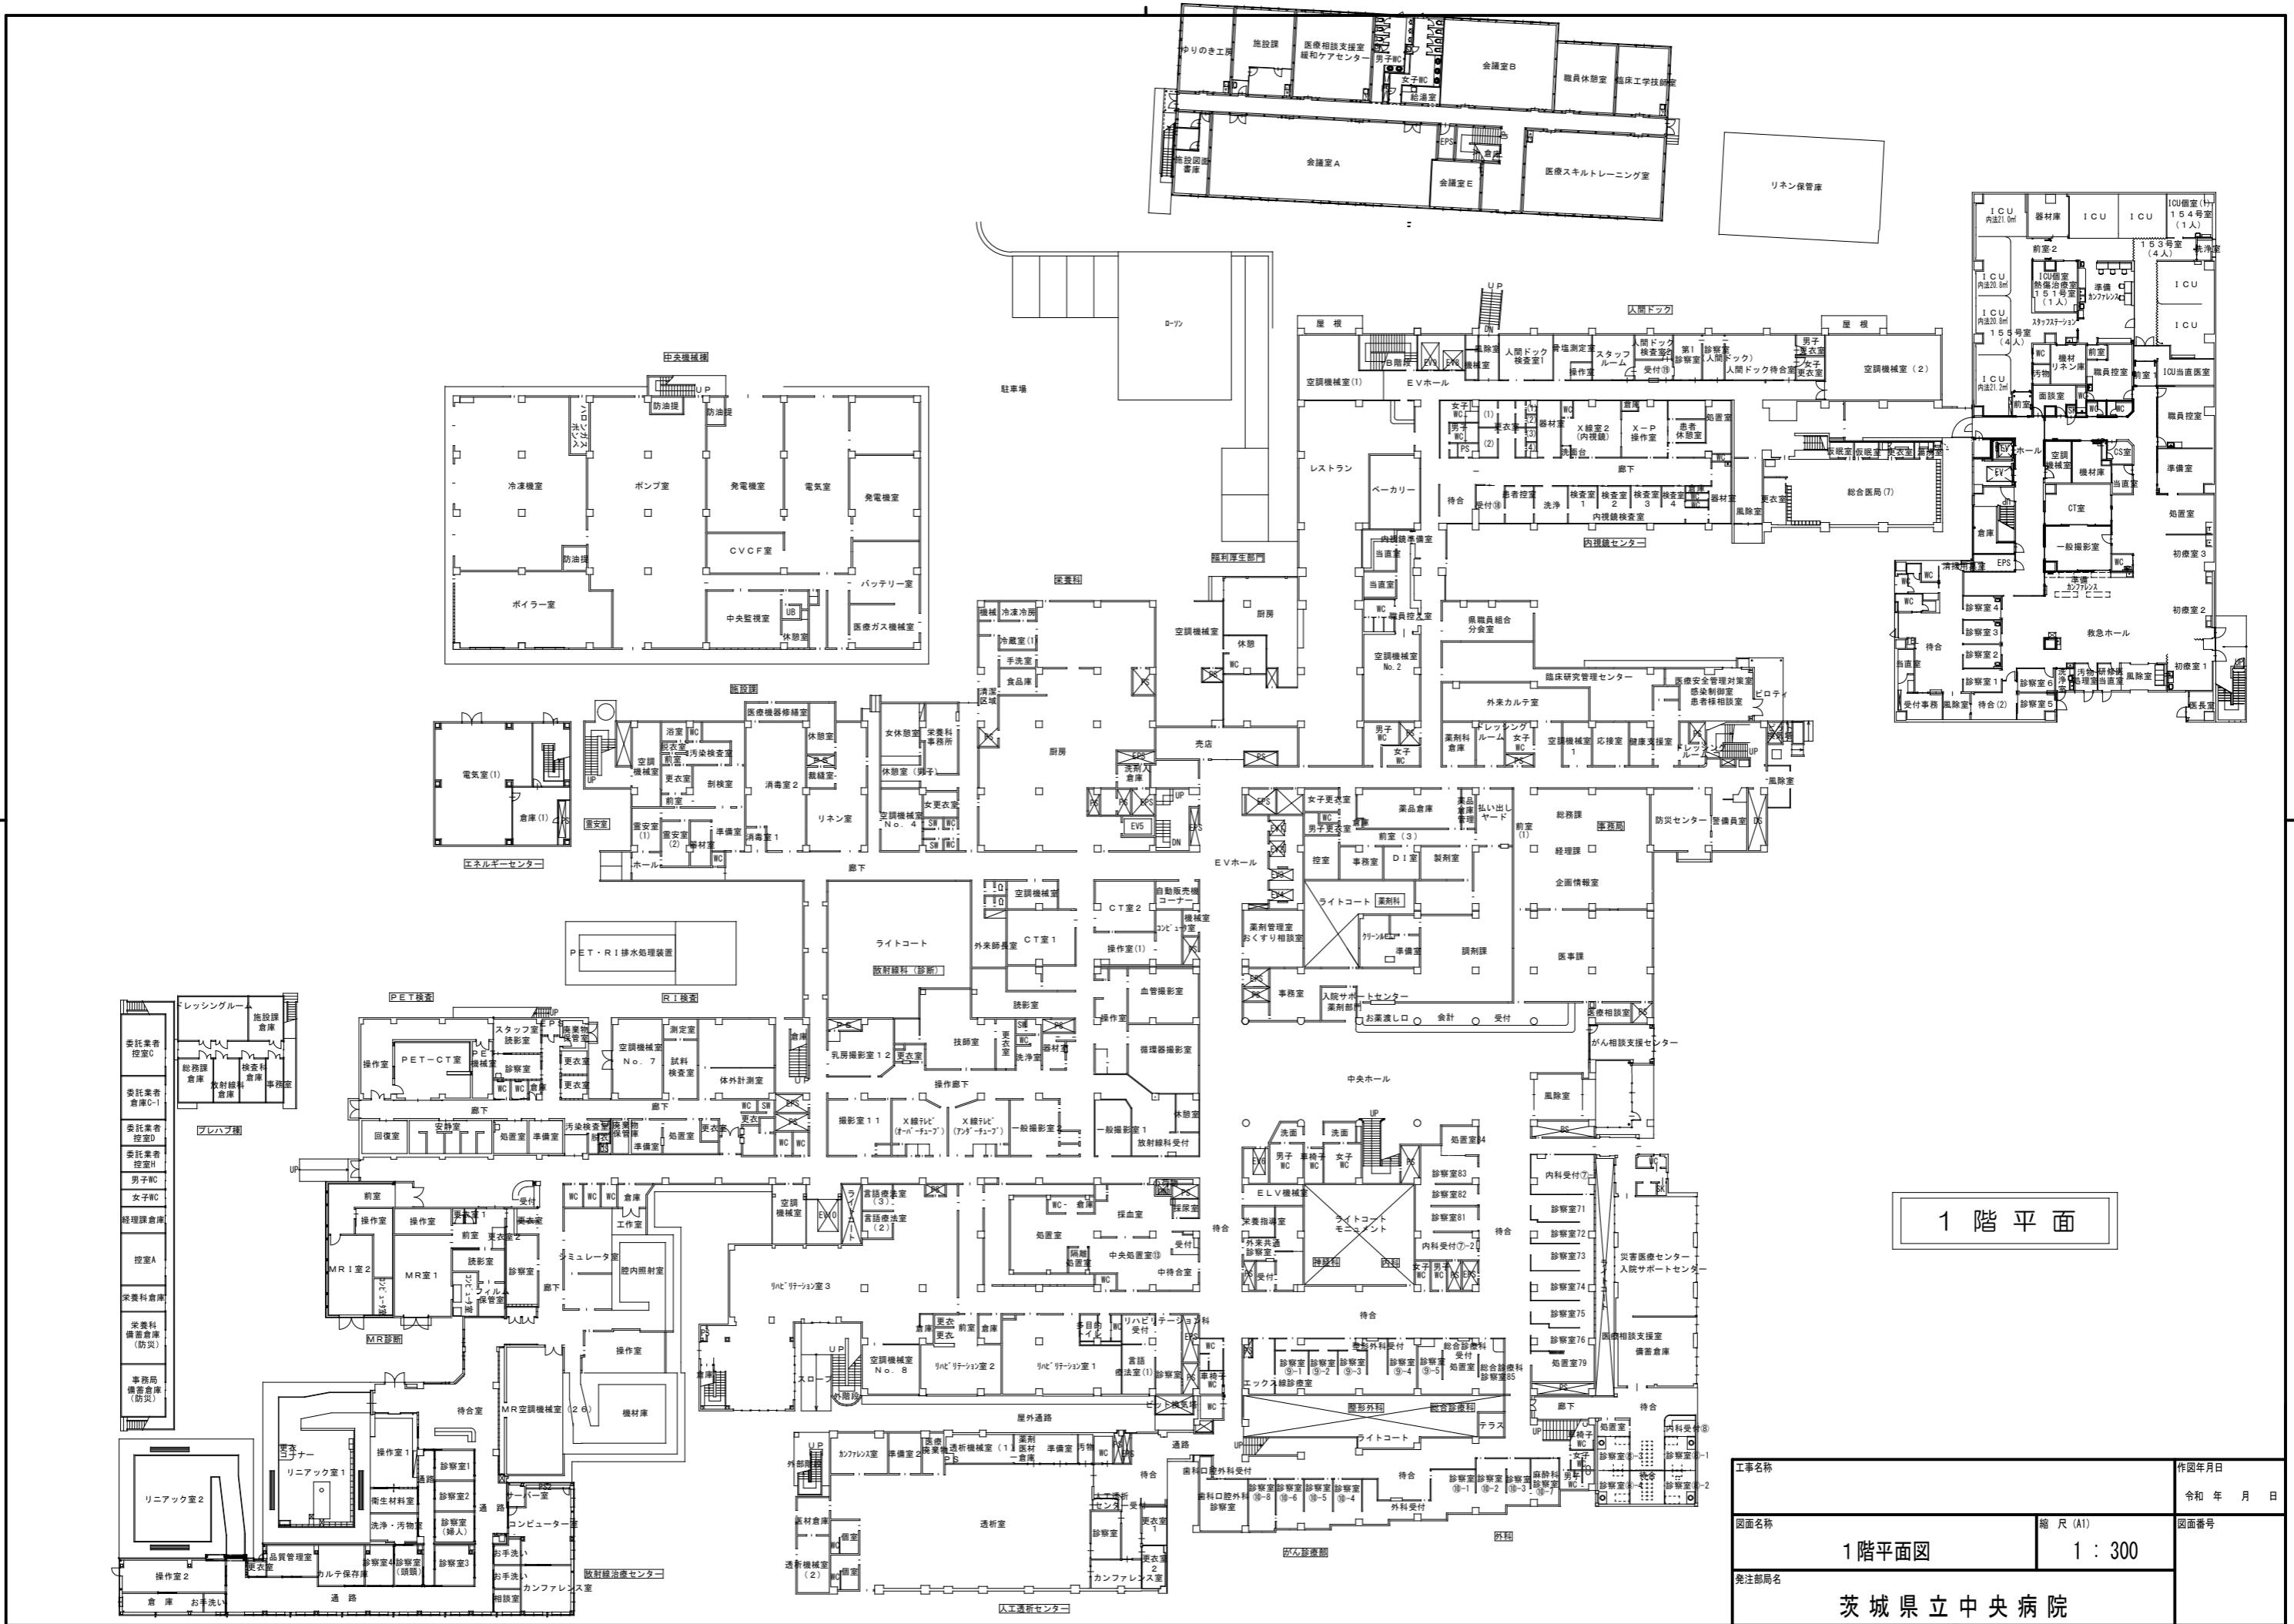

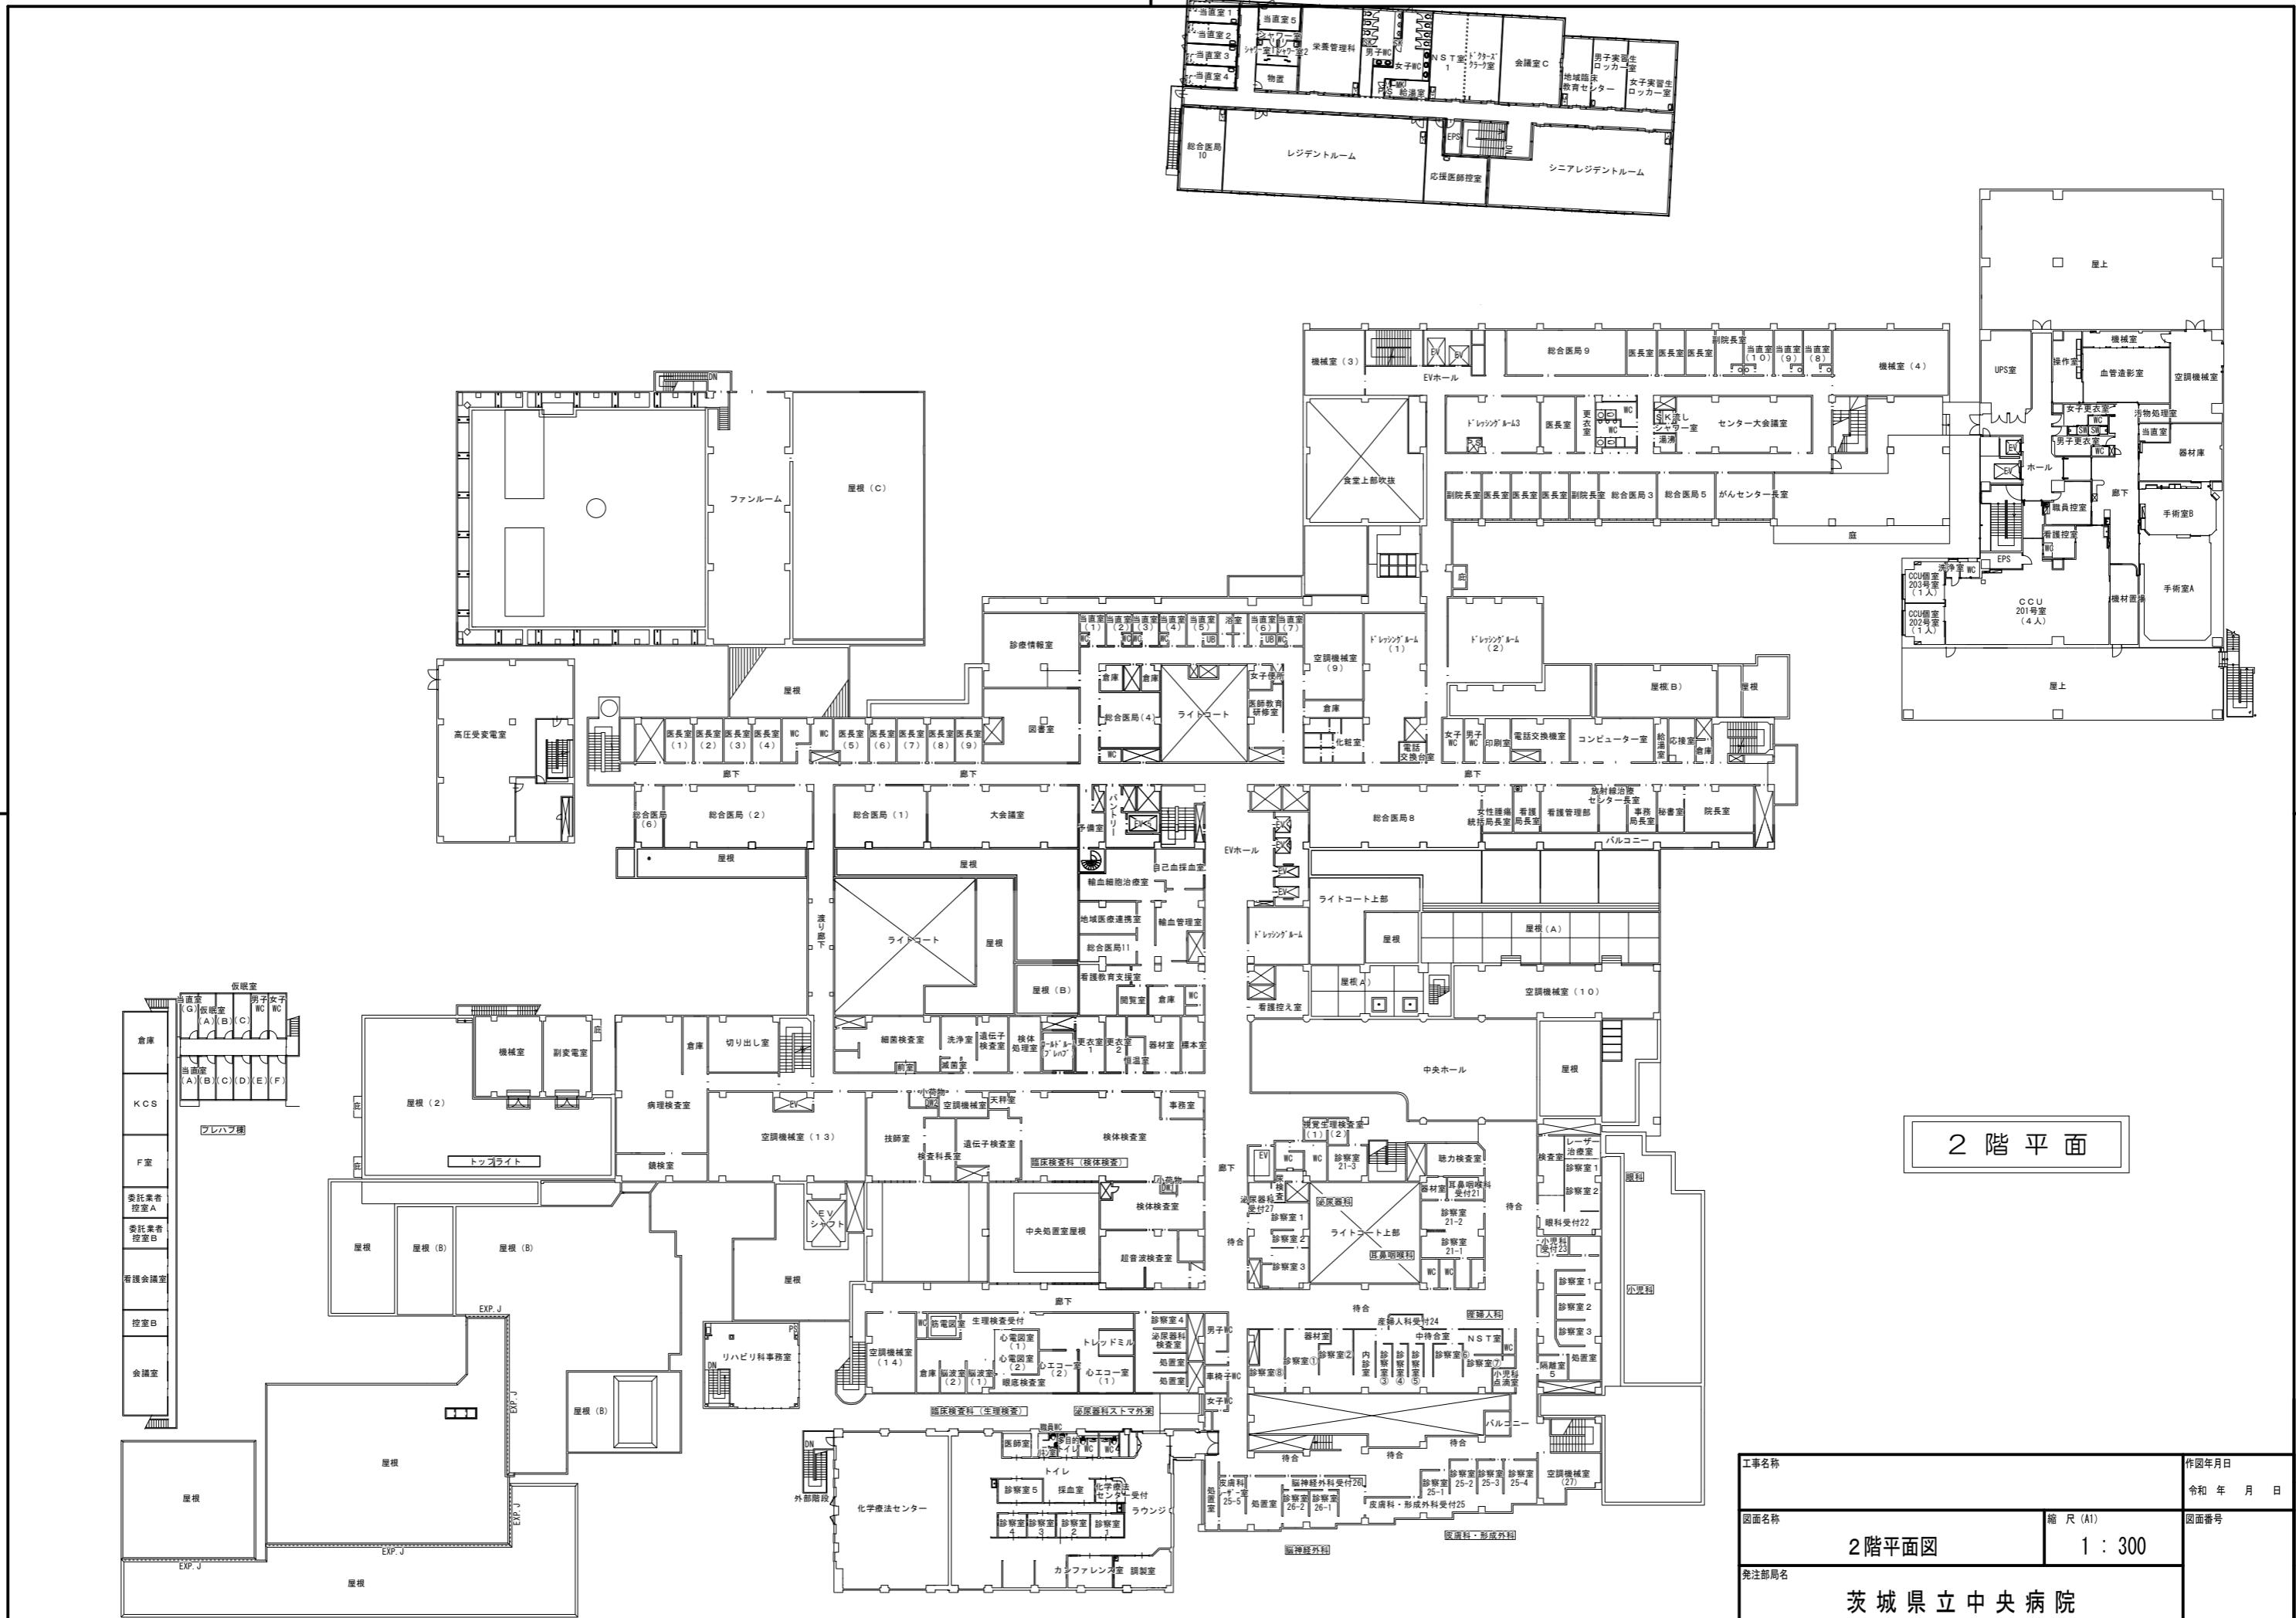


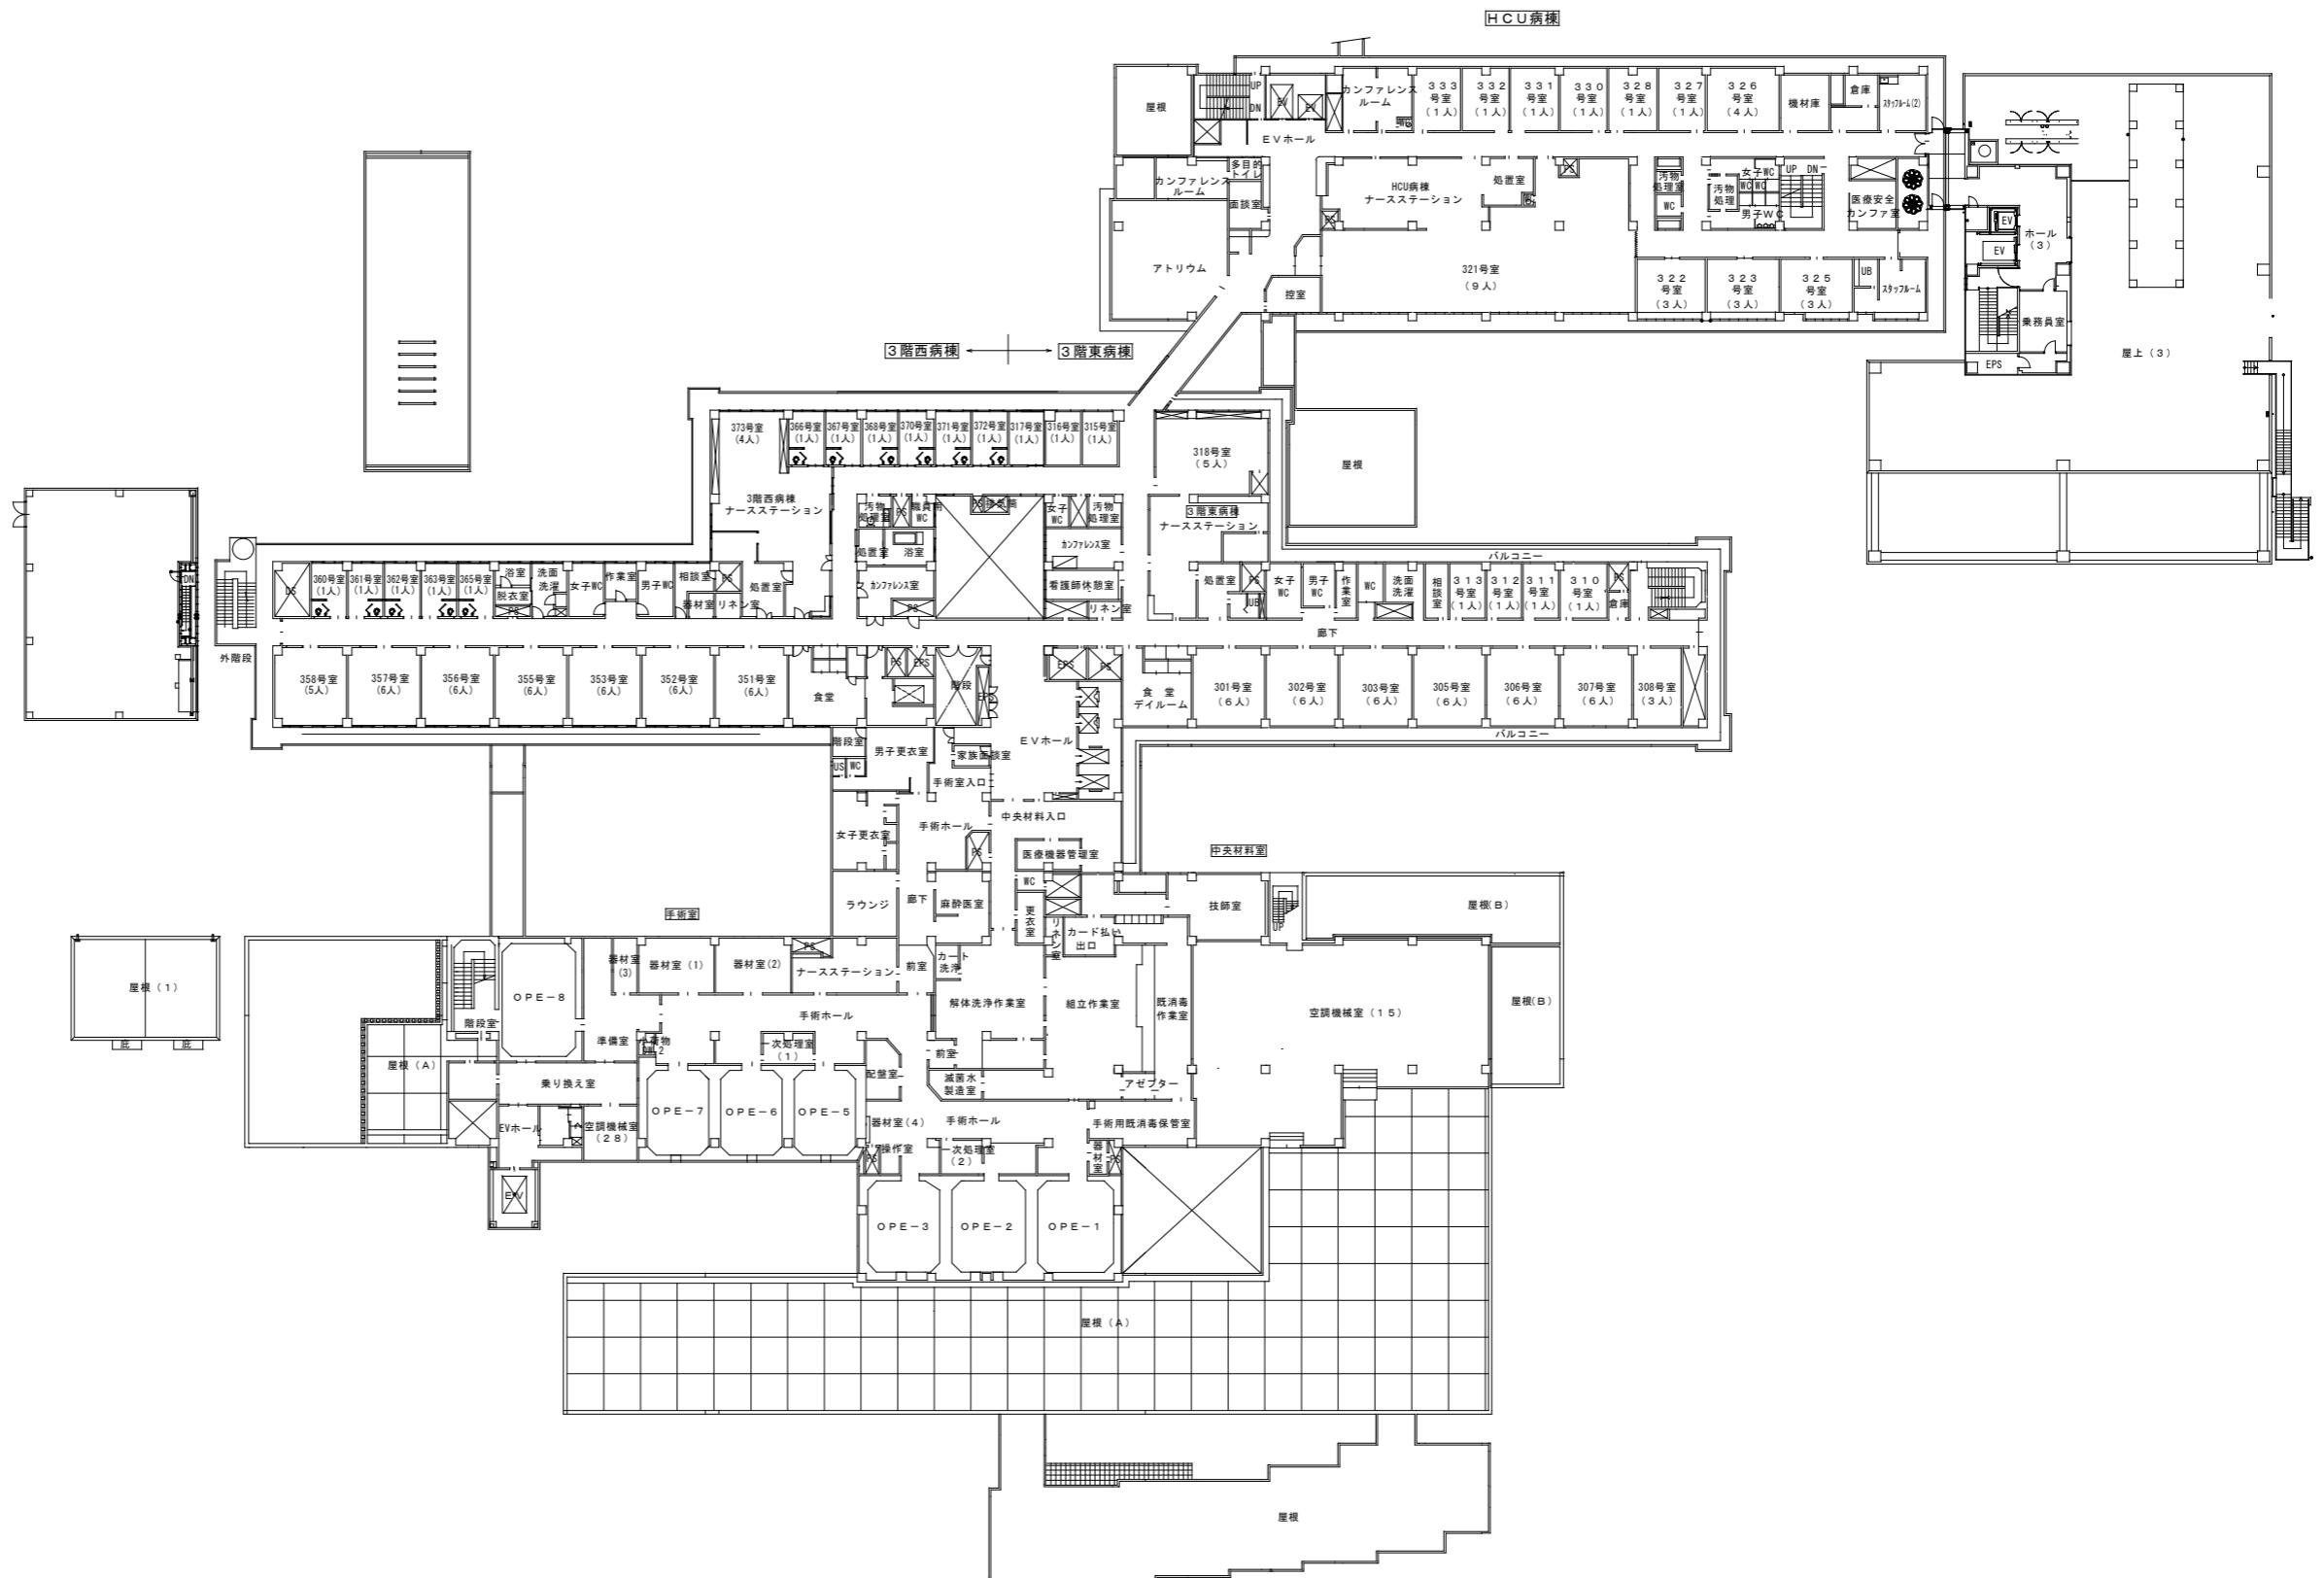

3階平面


工事名称			作図年月日
図面名称	3階平面図		令和年月日
拡注部名	1 : 300		図面番号

茨城県立中央病院

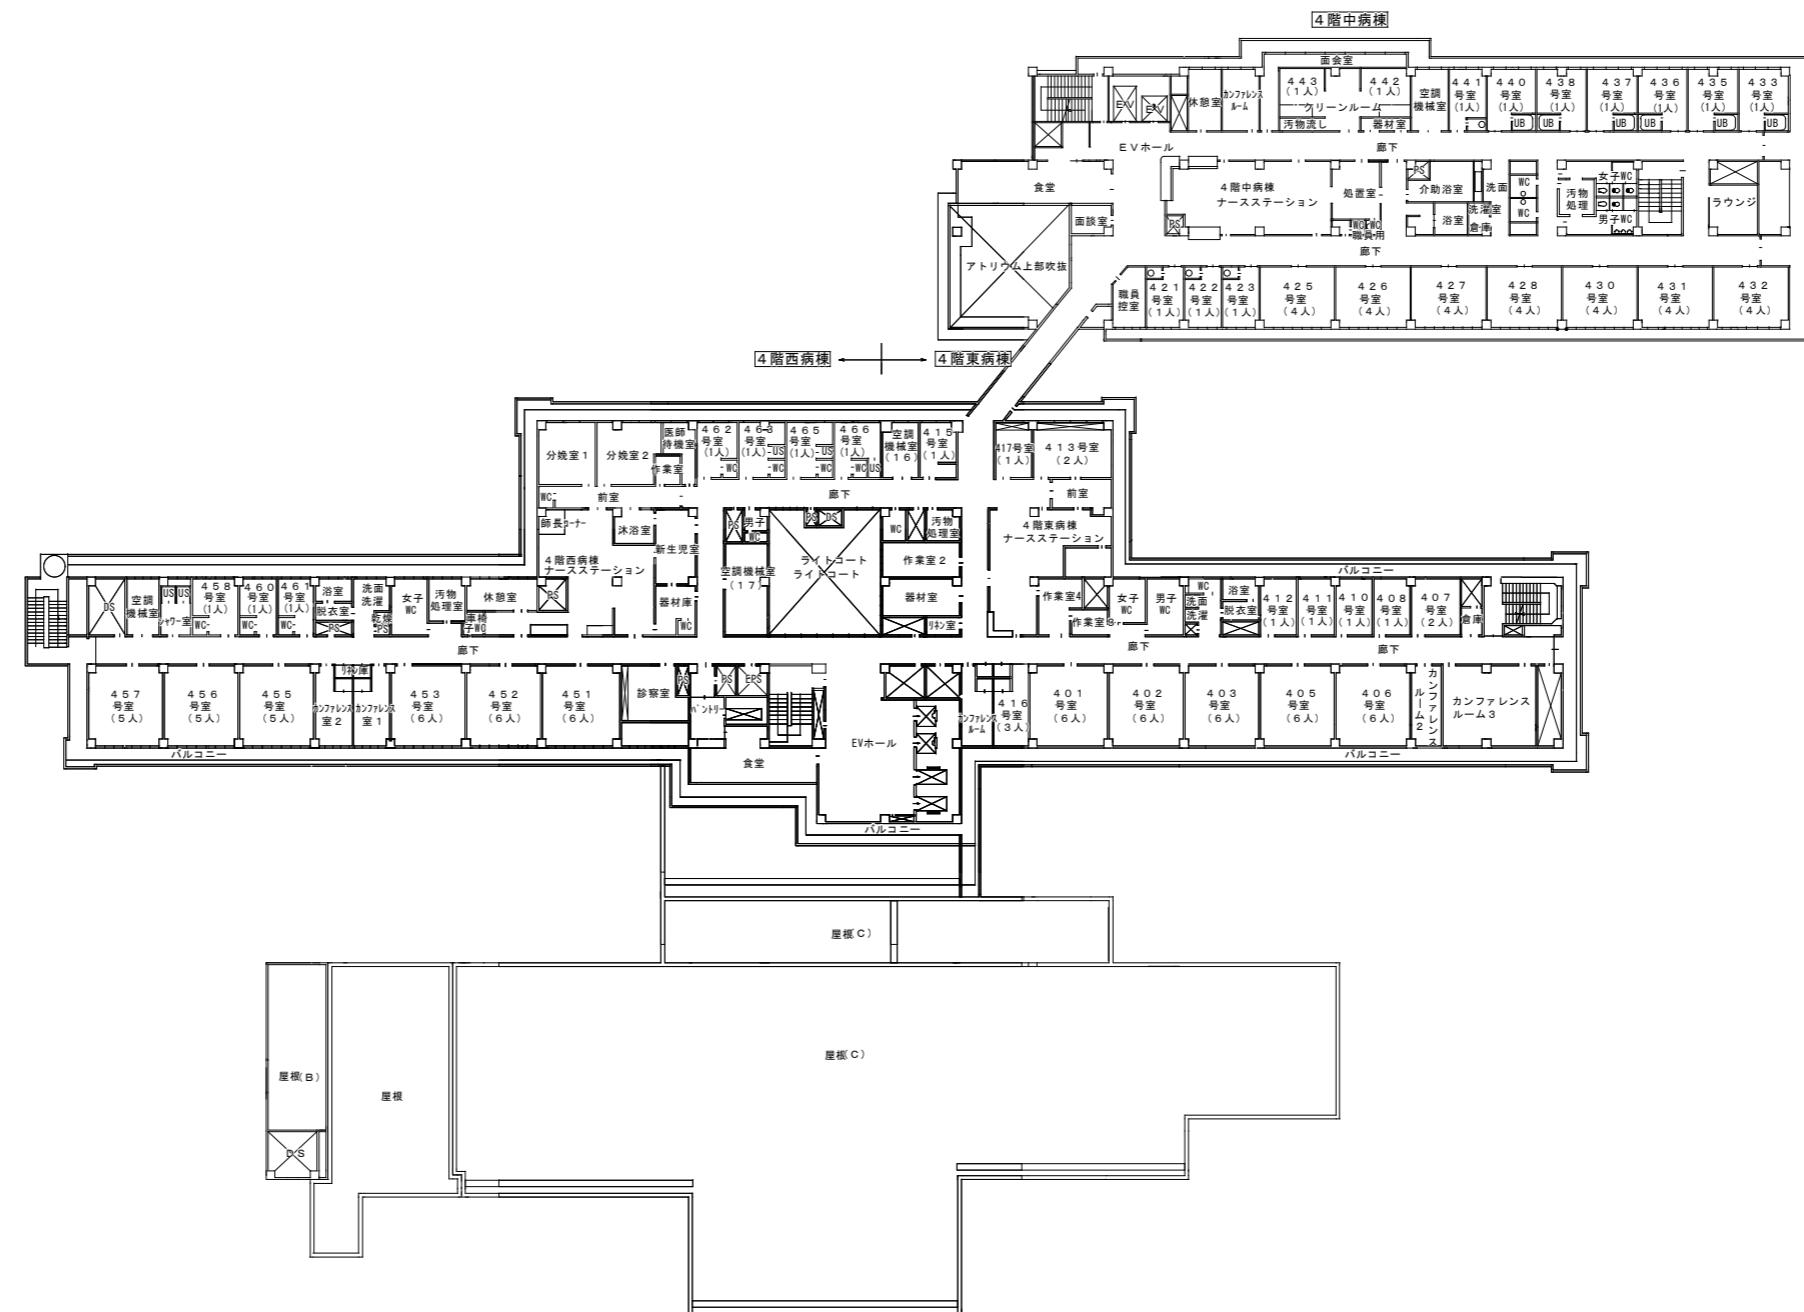


4 階平面

工事名称	作図年月日	
	令和 年 月 日	
図面名称	縮 尺 (A1)	図面番号
4階平面図	1 : 300	
発注部局名	茨城県立中央病院	

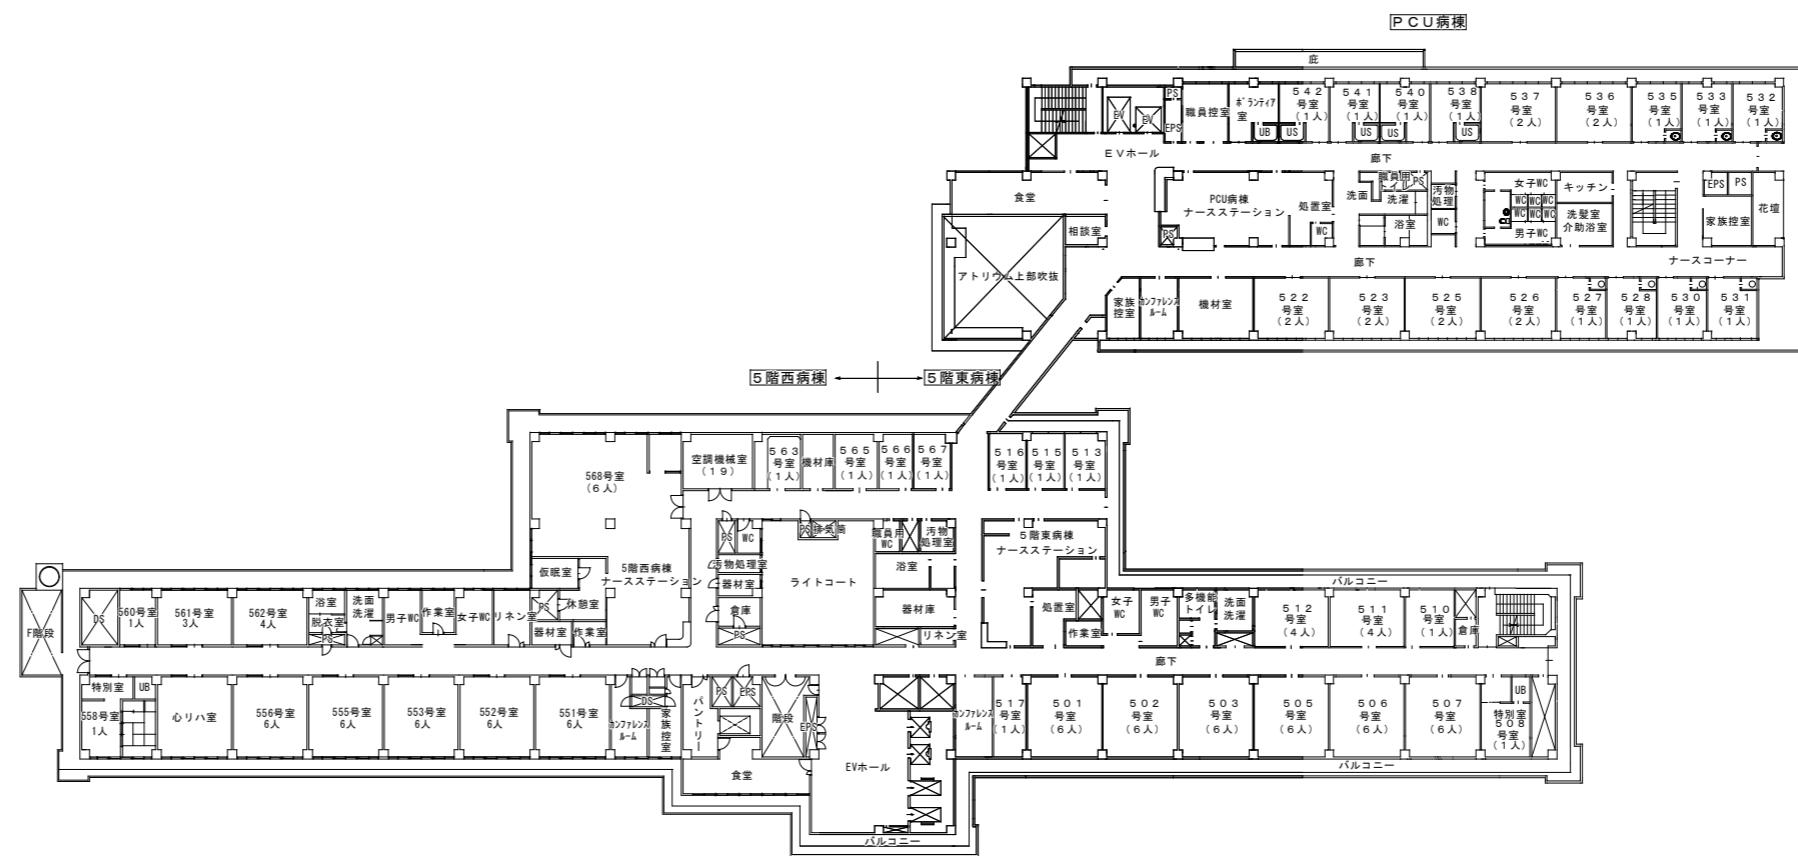


5階平面

工事名称	作図年月日	
図面名称	令和 年 月 日	
5階平面図	縮尺 (A1)	図面番号
1 : 300		
発注部局名		
茨城県立中央病院		

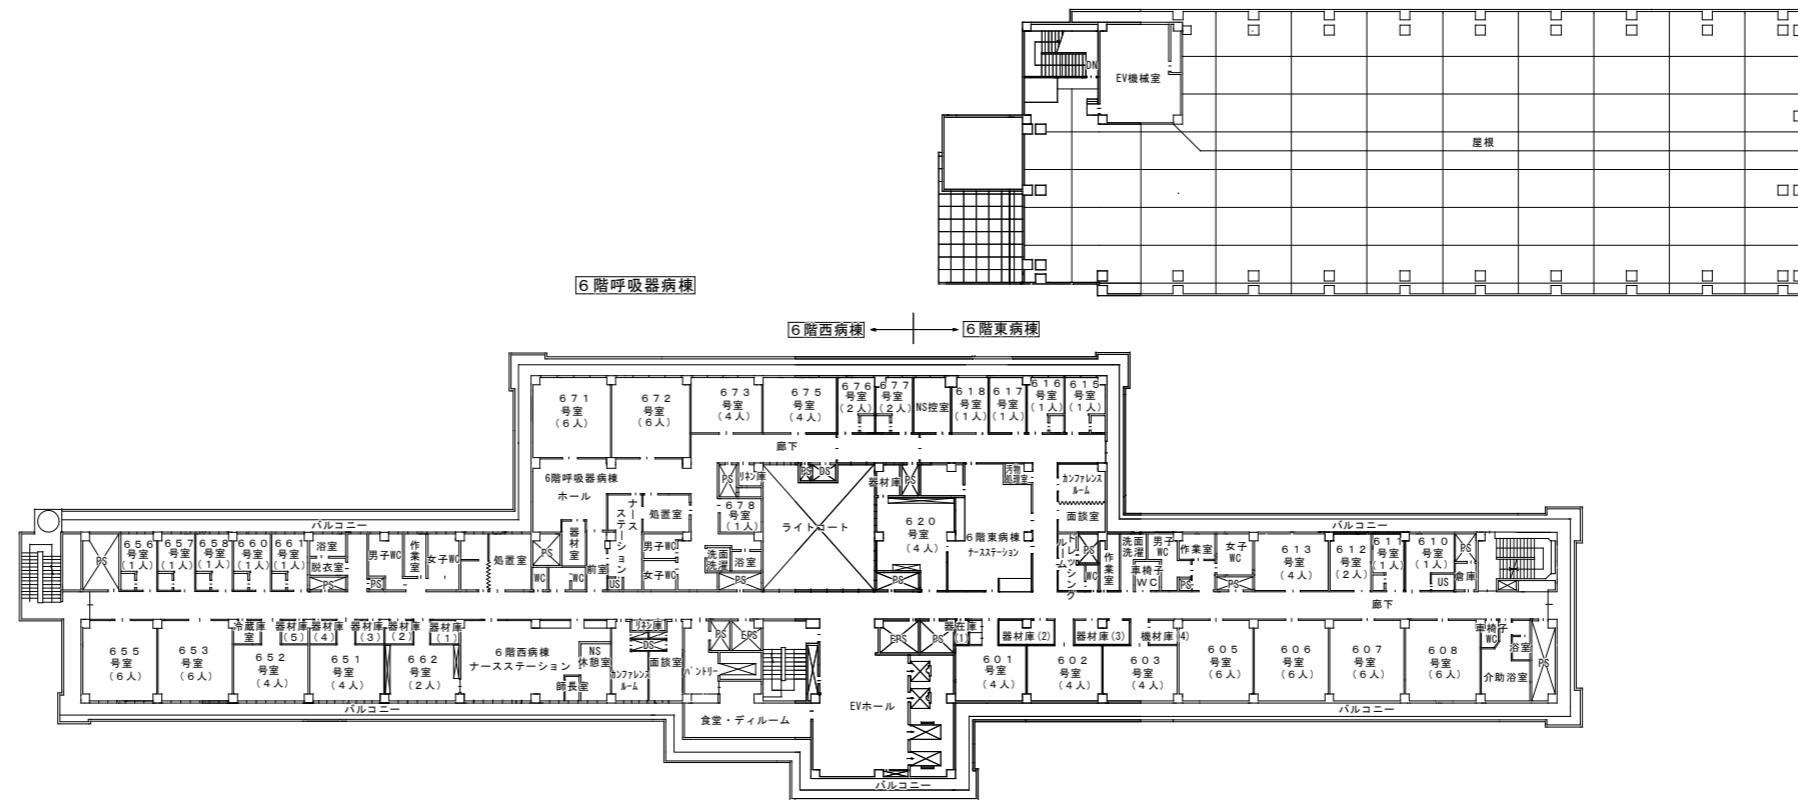

6 階平面

工事名称	作図年月	
	令和 年 月 日	
図面名称	縮 尺 (A1)	図面番号
6階平面図	1 : 300	
発注部局名	茨城県立中央病院	

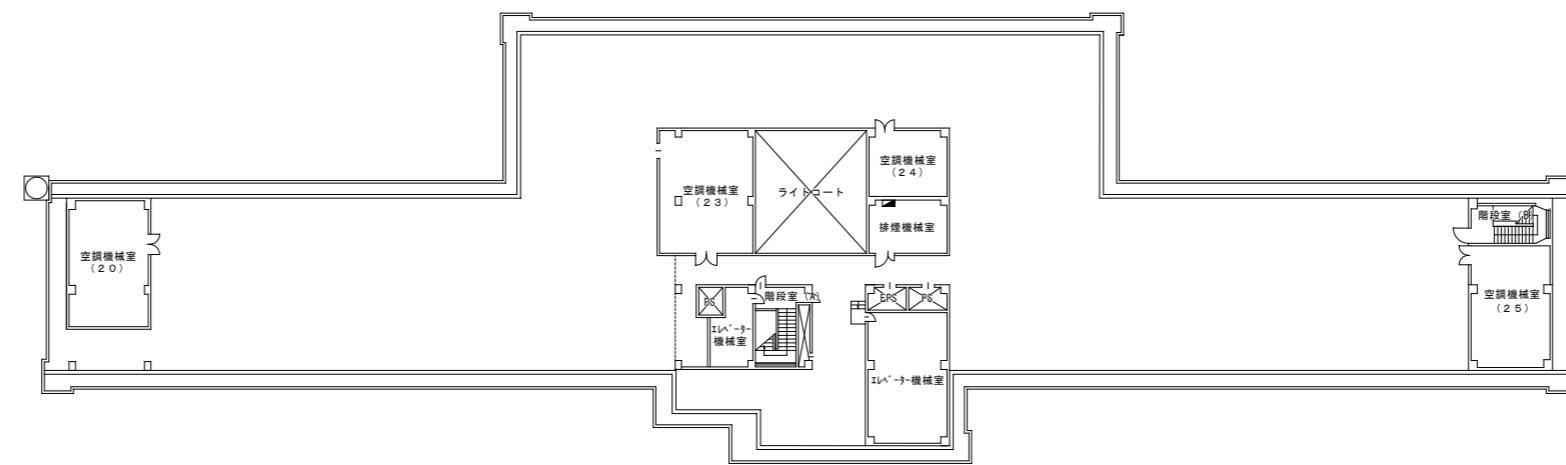

R階平面

工事名称	作図年月日	
令和年月日		
図面名称	縮尺 (A1)	図面番号
R階平面図	1 : 300	
免注部局名	茨城県立中央病院	