


機器表

機器名称	機器仕様	系統	送風機				台数	参考型番
			定格冷房	定格暖房	電源	冷媒		
			kW	kW				
A C P - 5 (予備機 1)	屋内設置立形	結核病棟	14.0	16.0	3φ 200V	R32	1	RZRP160C
A C P - 5 (予備機 2)	屋内設置横形	分娩室	14.0	16.0	3φ 200V	R32	1	RZRP160C
A C P - 5 (予備機 3)	屋内設置立形	未熟児室	14.0	16.0	3φ 200V	R32	1	RZRP160C

承認	承認	設計	担当	縮尺	NS
				設計年月日	

工事名称	透析センター空調増設工事
図面名称	機器表

図面コード	図面名称	図面番号	図面種別
150204	150204	150204	150204

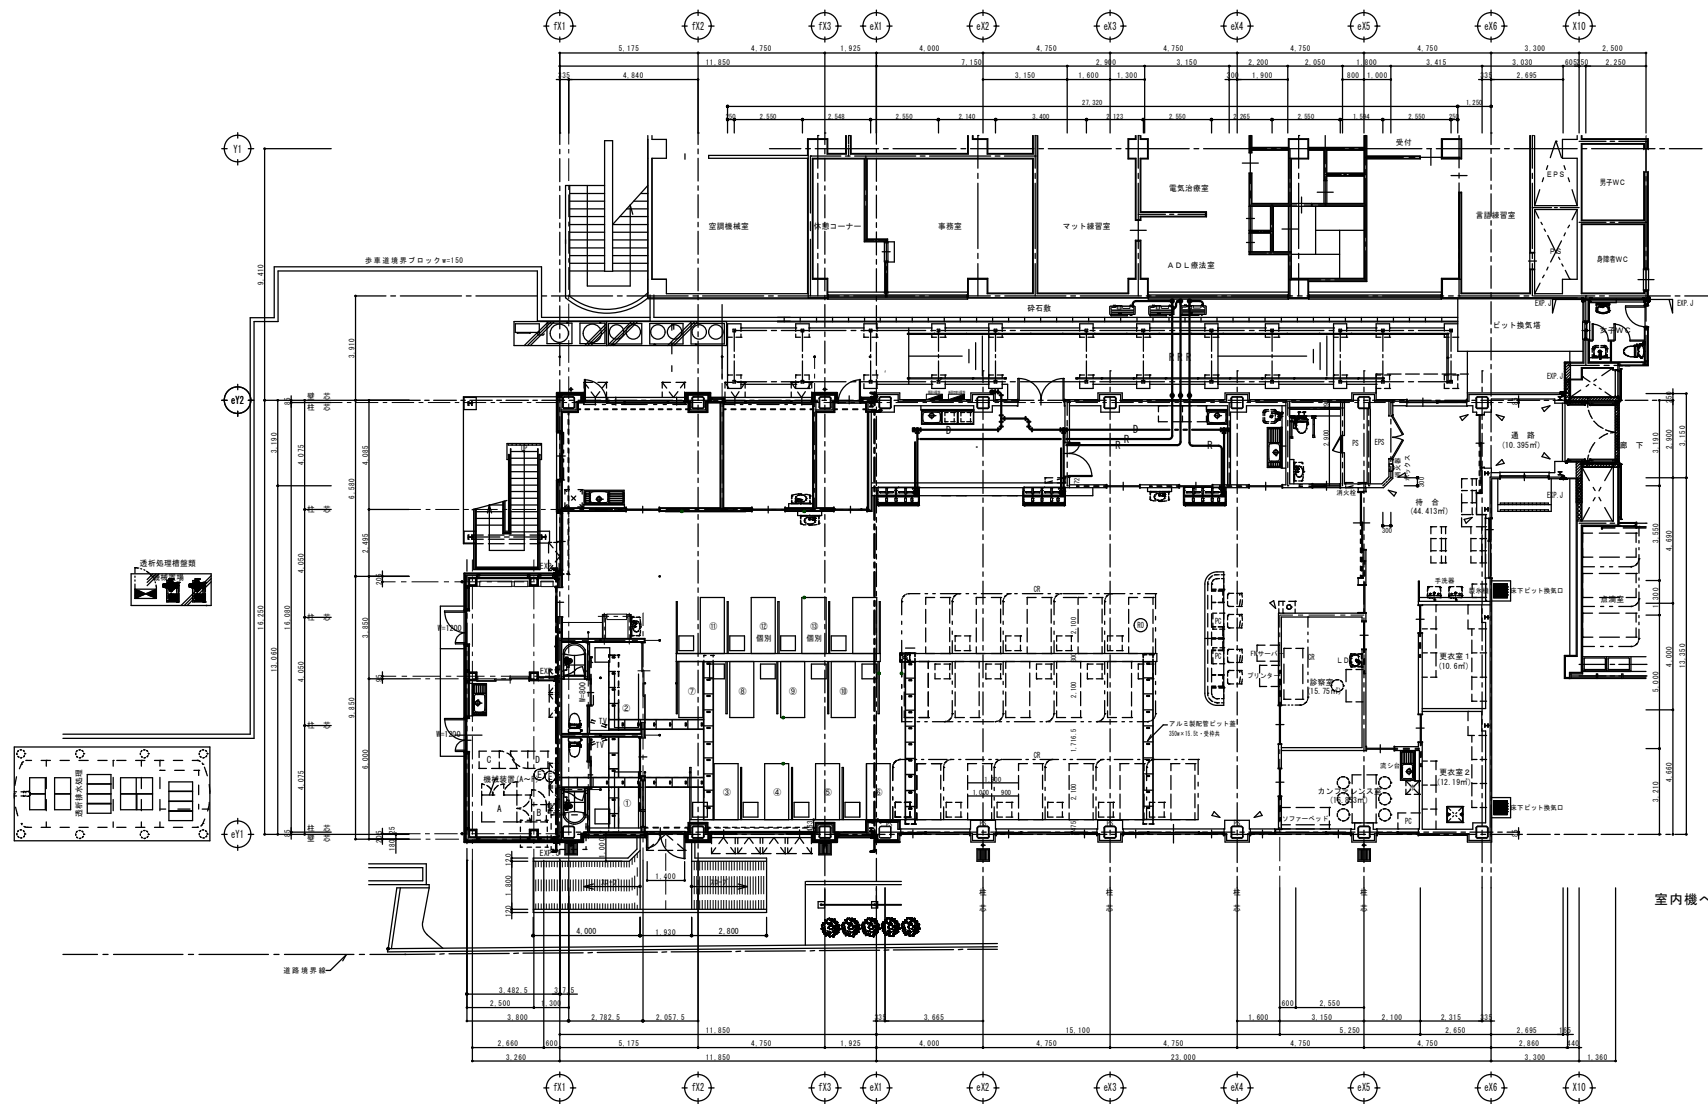

室内機への電源は冷媒管共巻とする。

1階平面図 (改修案)

図面コード	図面名称	図面番号	図面種別
150204	150204	150204	150204
設計	日付	工事名	透新センター空調増設工事
設計	R8-04	図面名	配管 平面図
設計	A1 S=1/100	縮尺	
設計	A3 S=1/200	縮尺	
図面コード	M-03		

